





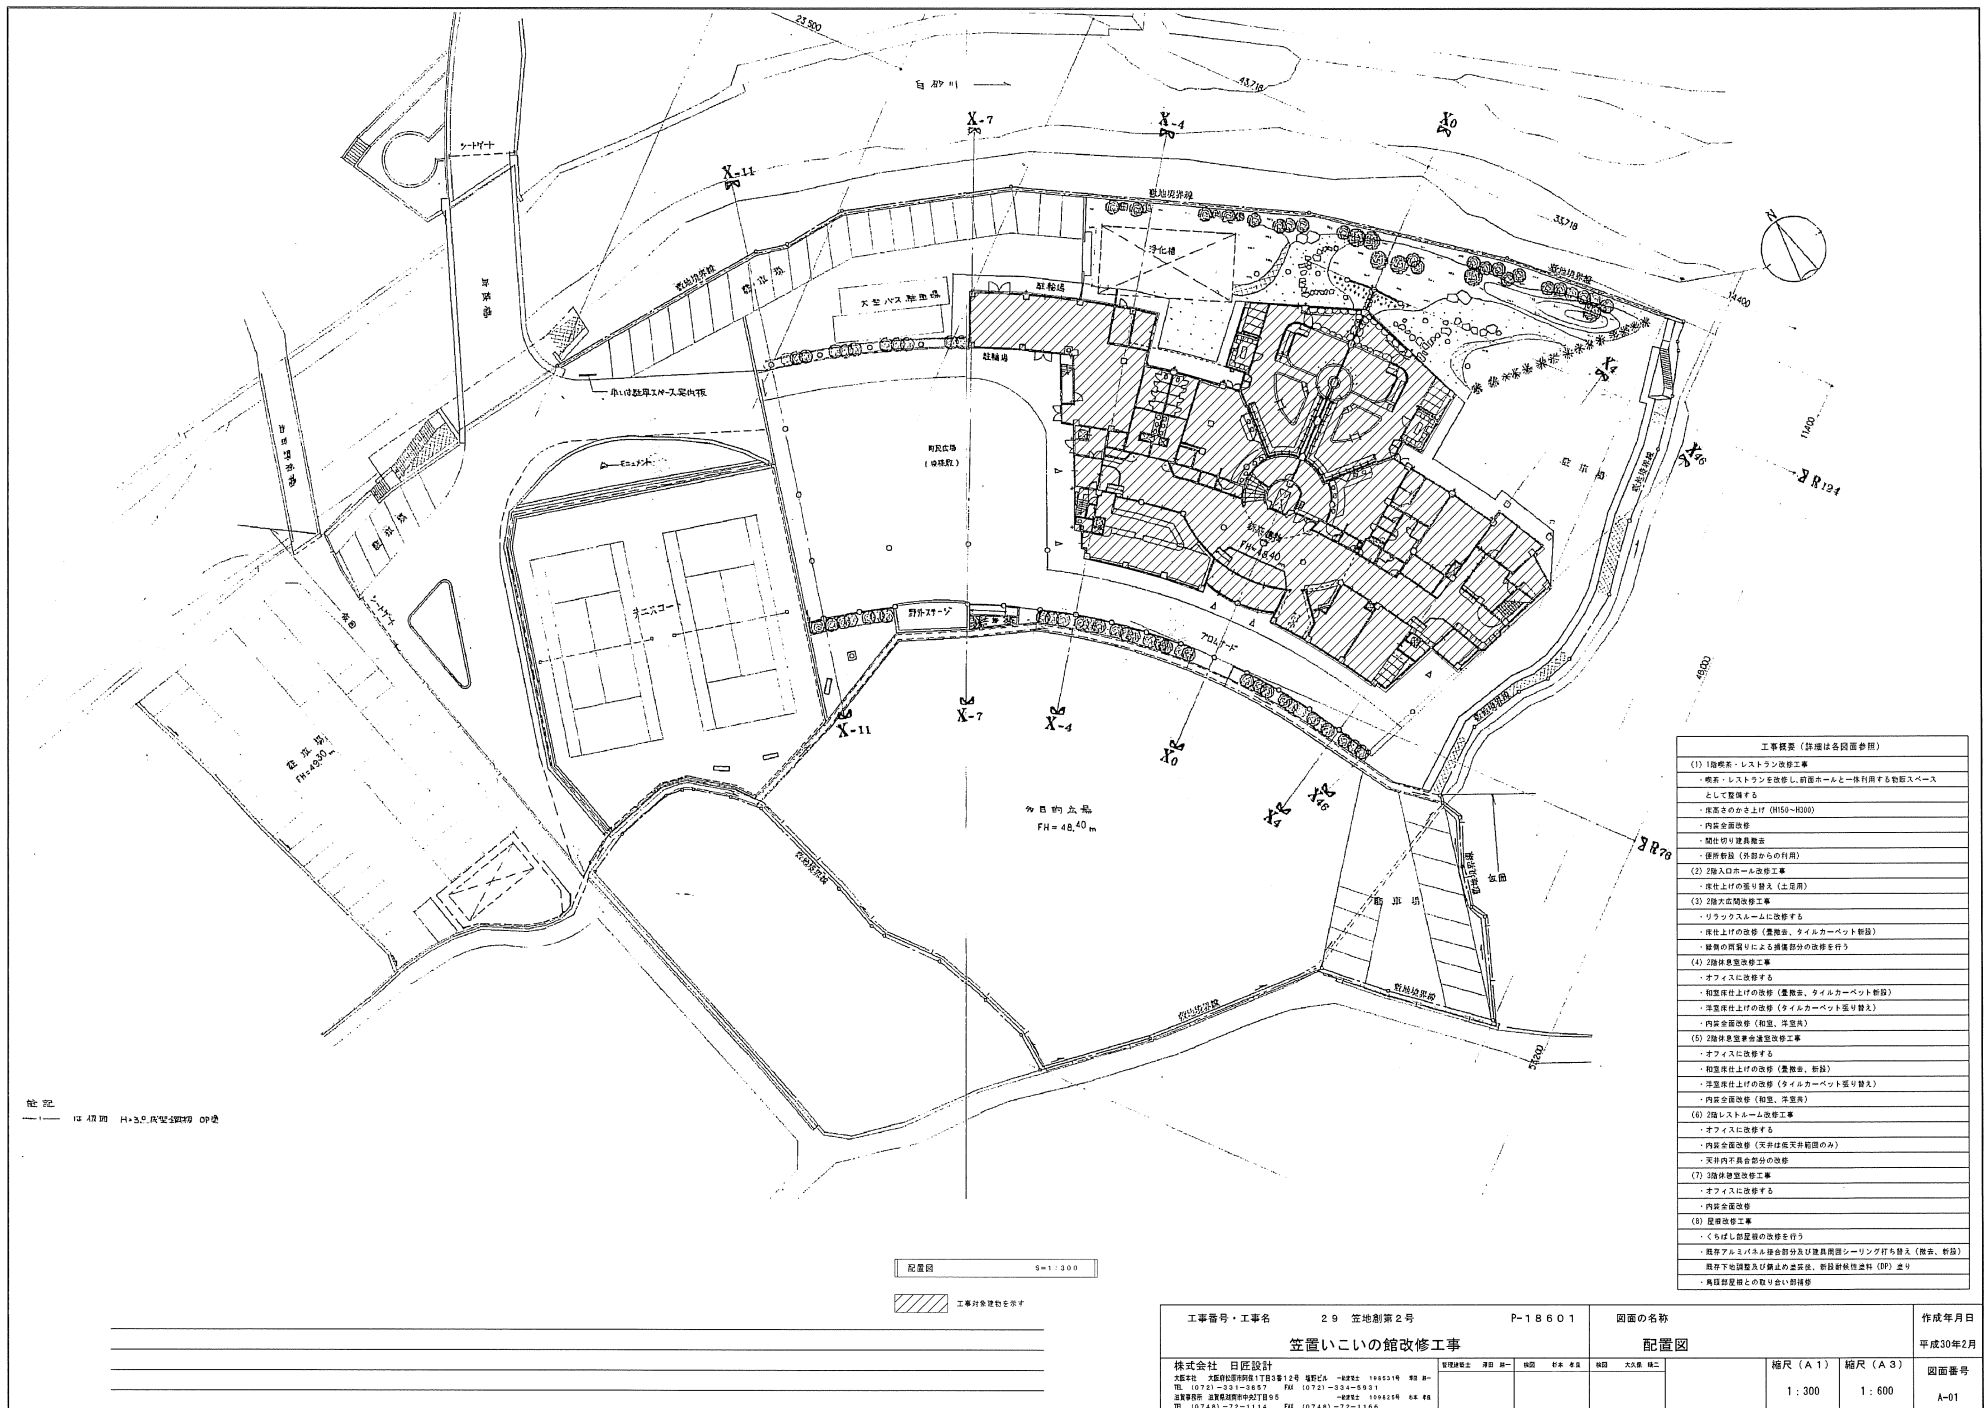


附近見取図 0m 2,500


工事場所を示す


工事番号・工事名		29 笠地第2号	P-18601	図面の名称		作成年月日
		笠置いこいの館改修工事		附近見取図		平成30年2月
株式会社 日匠設計		代表取締役 日匠設計 代表取締役 日匠設計	代表取締役 日匠設計	代表取締役 日匠設計	代表取締役 日匠設計	図面番号
〒672-0114 大阪府大阪市東淀川区西中島1-1-1		〒672-0114 大阪府大阪市東淀川区西中島1-1-1	〒672-0114 大阪府大阪市東淀川区西中島1-1-1	〒672-0114 大阪府大阪市東淀川区西中島1-1-1	〒672-0114 大阪府大阪市東淀川区西中島1-1-1	A-02
TEL (072)-531-0877 FAX (072)-534-0031		TEL (072)-531-0877 FAX (072)-534-0031		TEL (072)-531-0877 FAX (072)-534-0031		
代表取締役 日匠設計 代表取締役 日匠設計		代表取締役 日匠設計 代表取締役 日匠設計		代表取締役 日匠設計 代表取締役 日匠設計		
TEL (0748)-72-1114 FAX (0748)-72-1166		TEL (0748)-72-1114 FAX (0748)-72-1166		TEL (0748)-72-1114 FAX (0748)-72-1166		

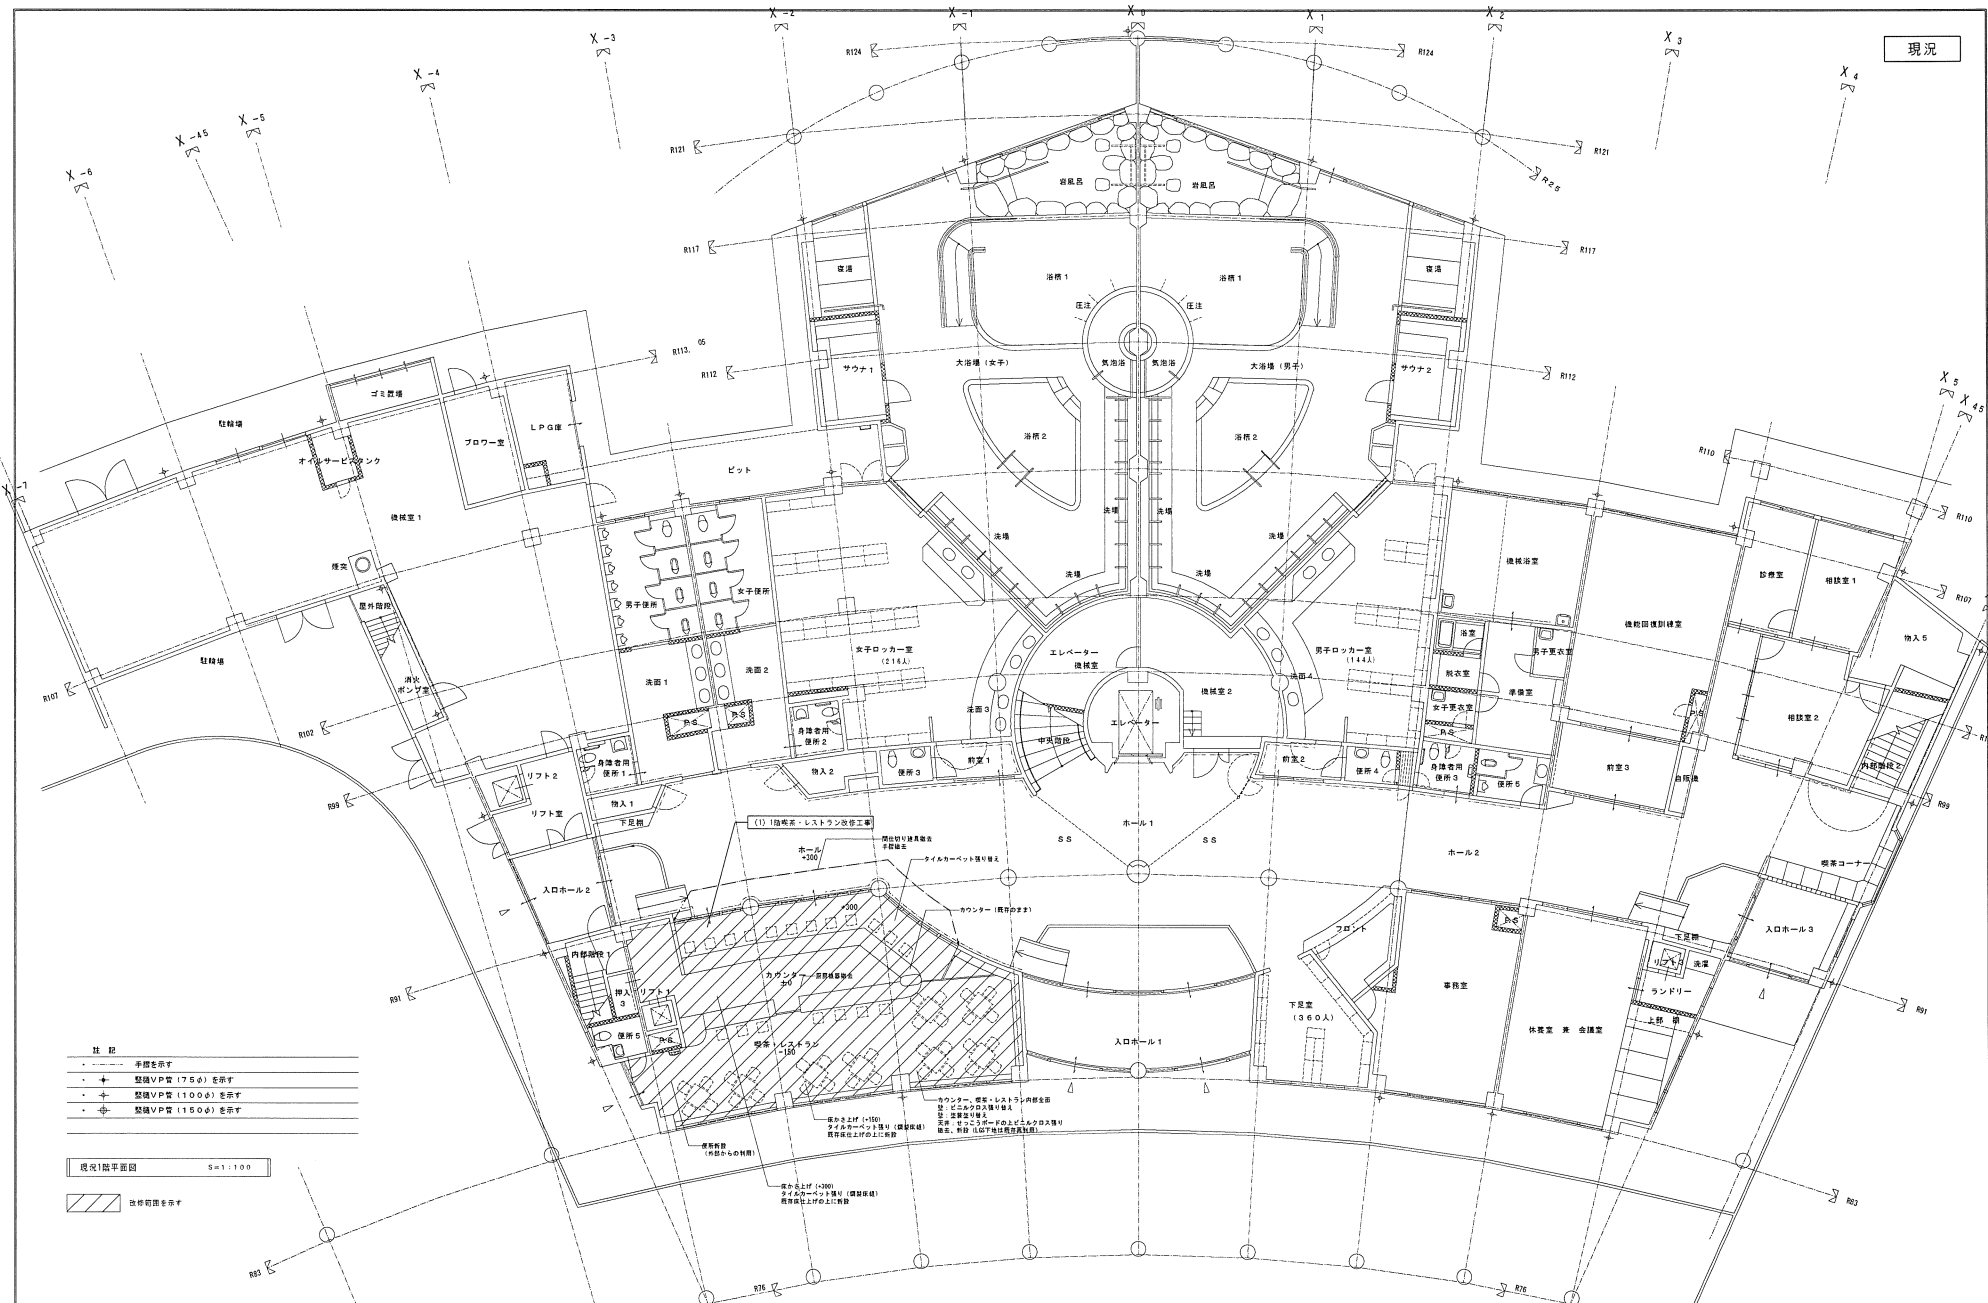


工事番号・工事名		29 笠地創第2号	P-18601	図面の名称		作成年月日
株式会社 日匠設計		笠置いこいの館改修工事		現況1階平面図		平成30年2月
大塚 浩二		大塚 浩二	大塚 浩二	縮尺 (A1)	縮尺 (A3)	図面番号
1:100		1:200	1:200	1:100	1:200	A-04

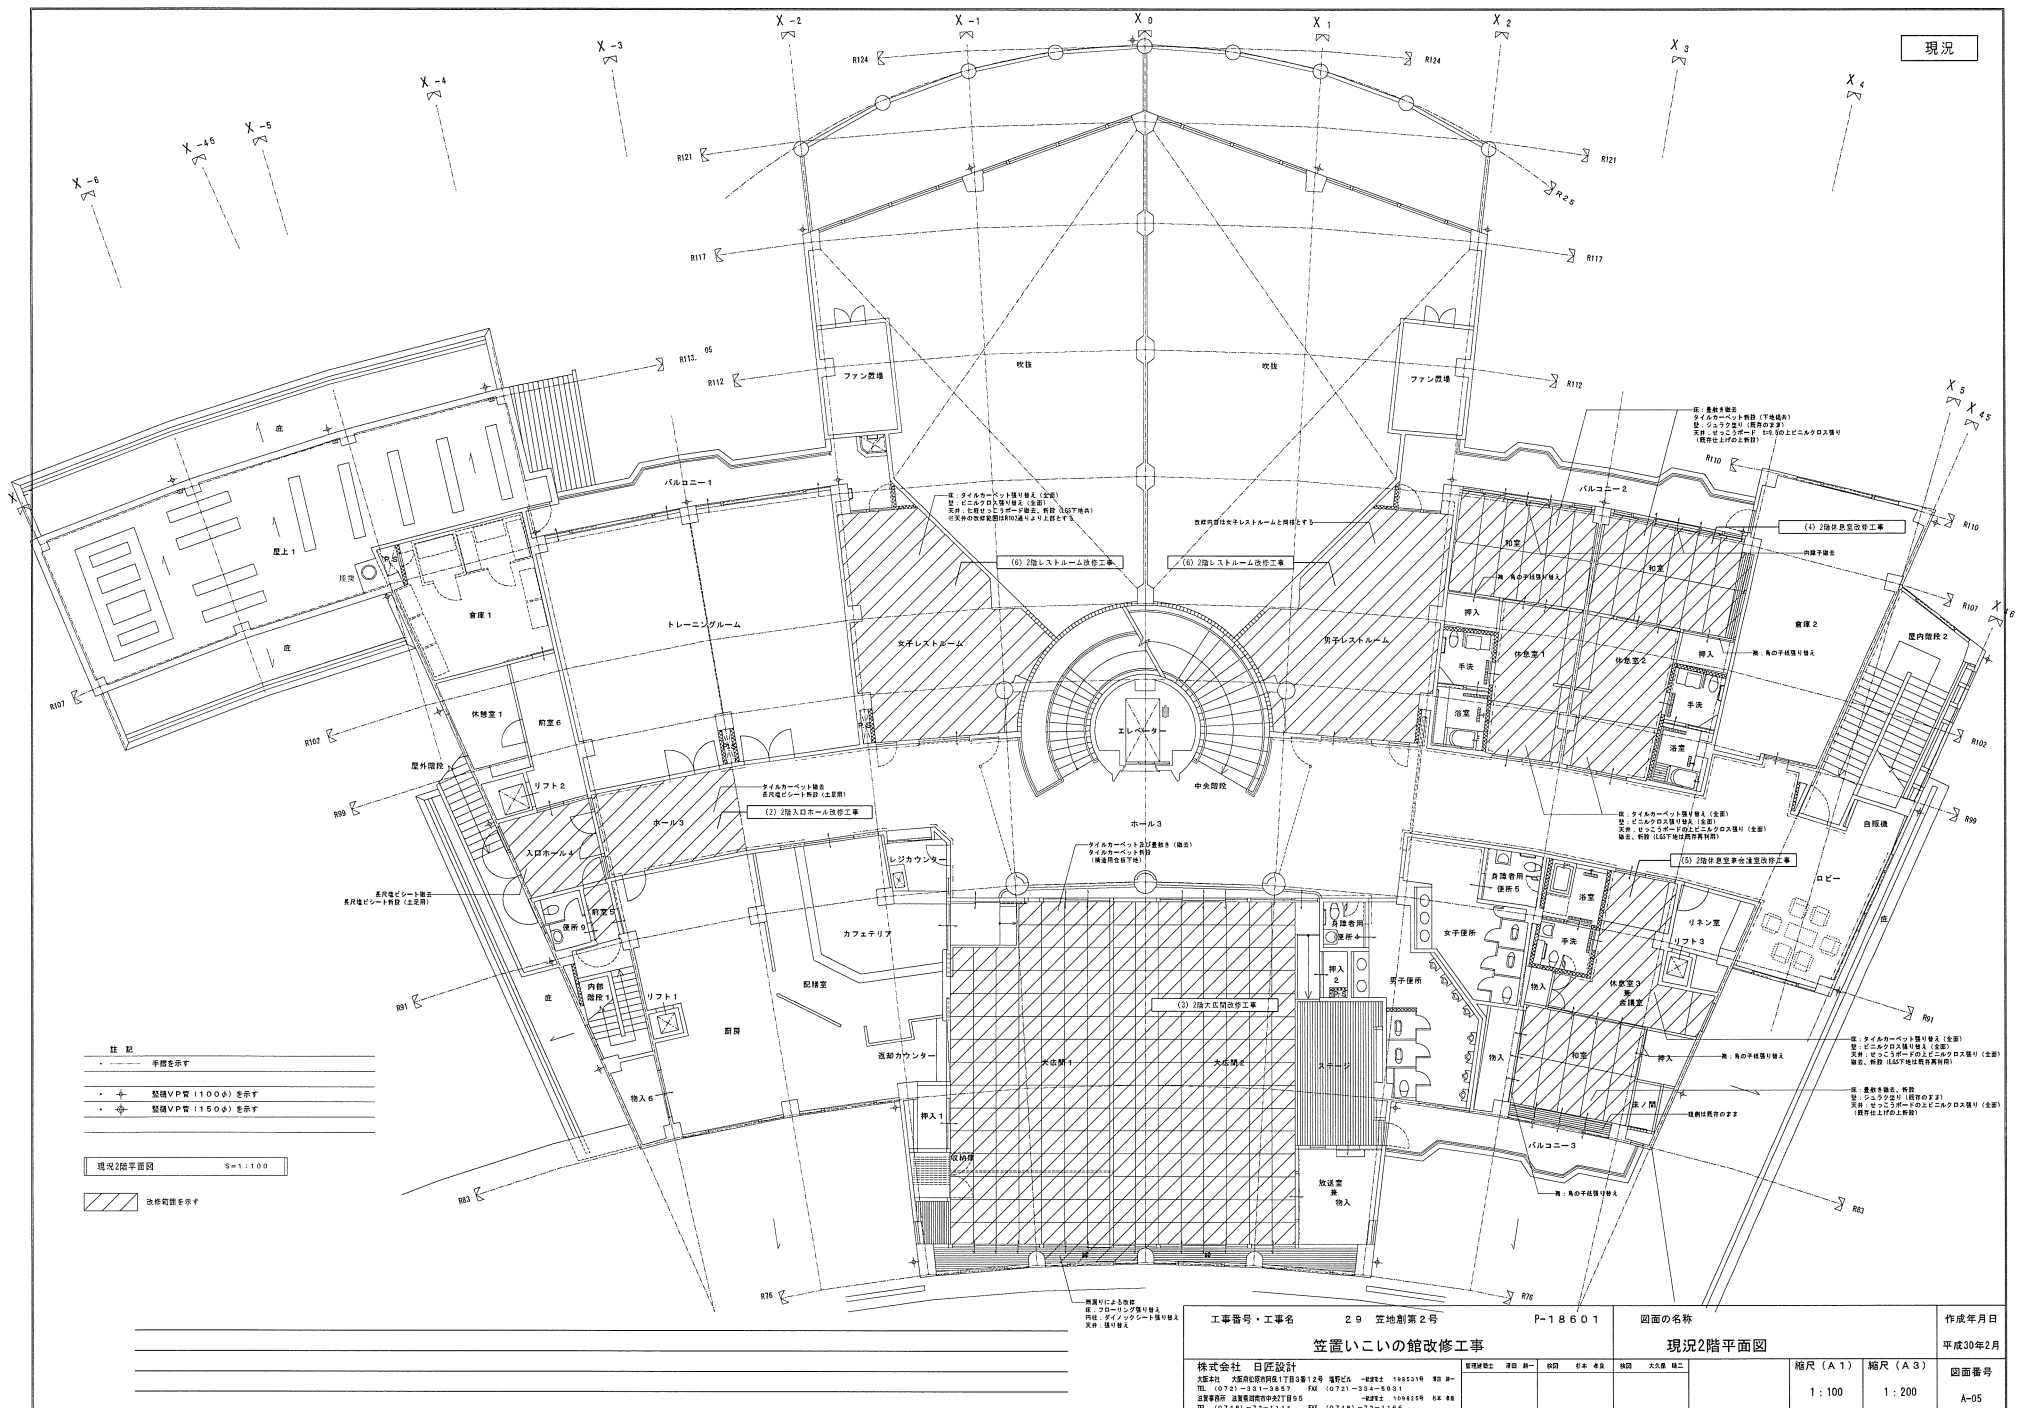

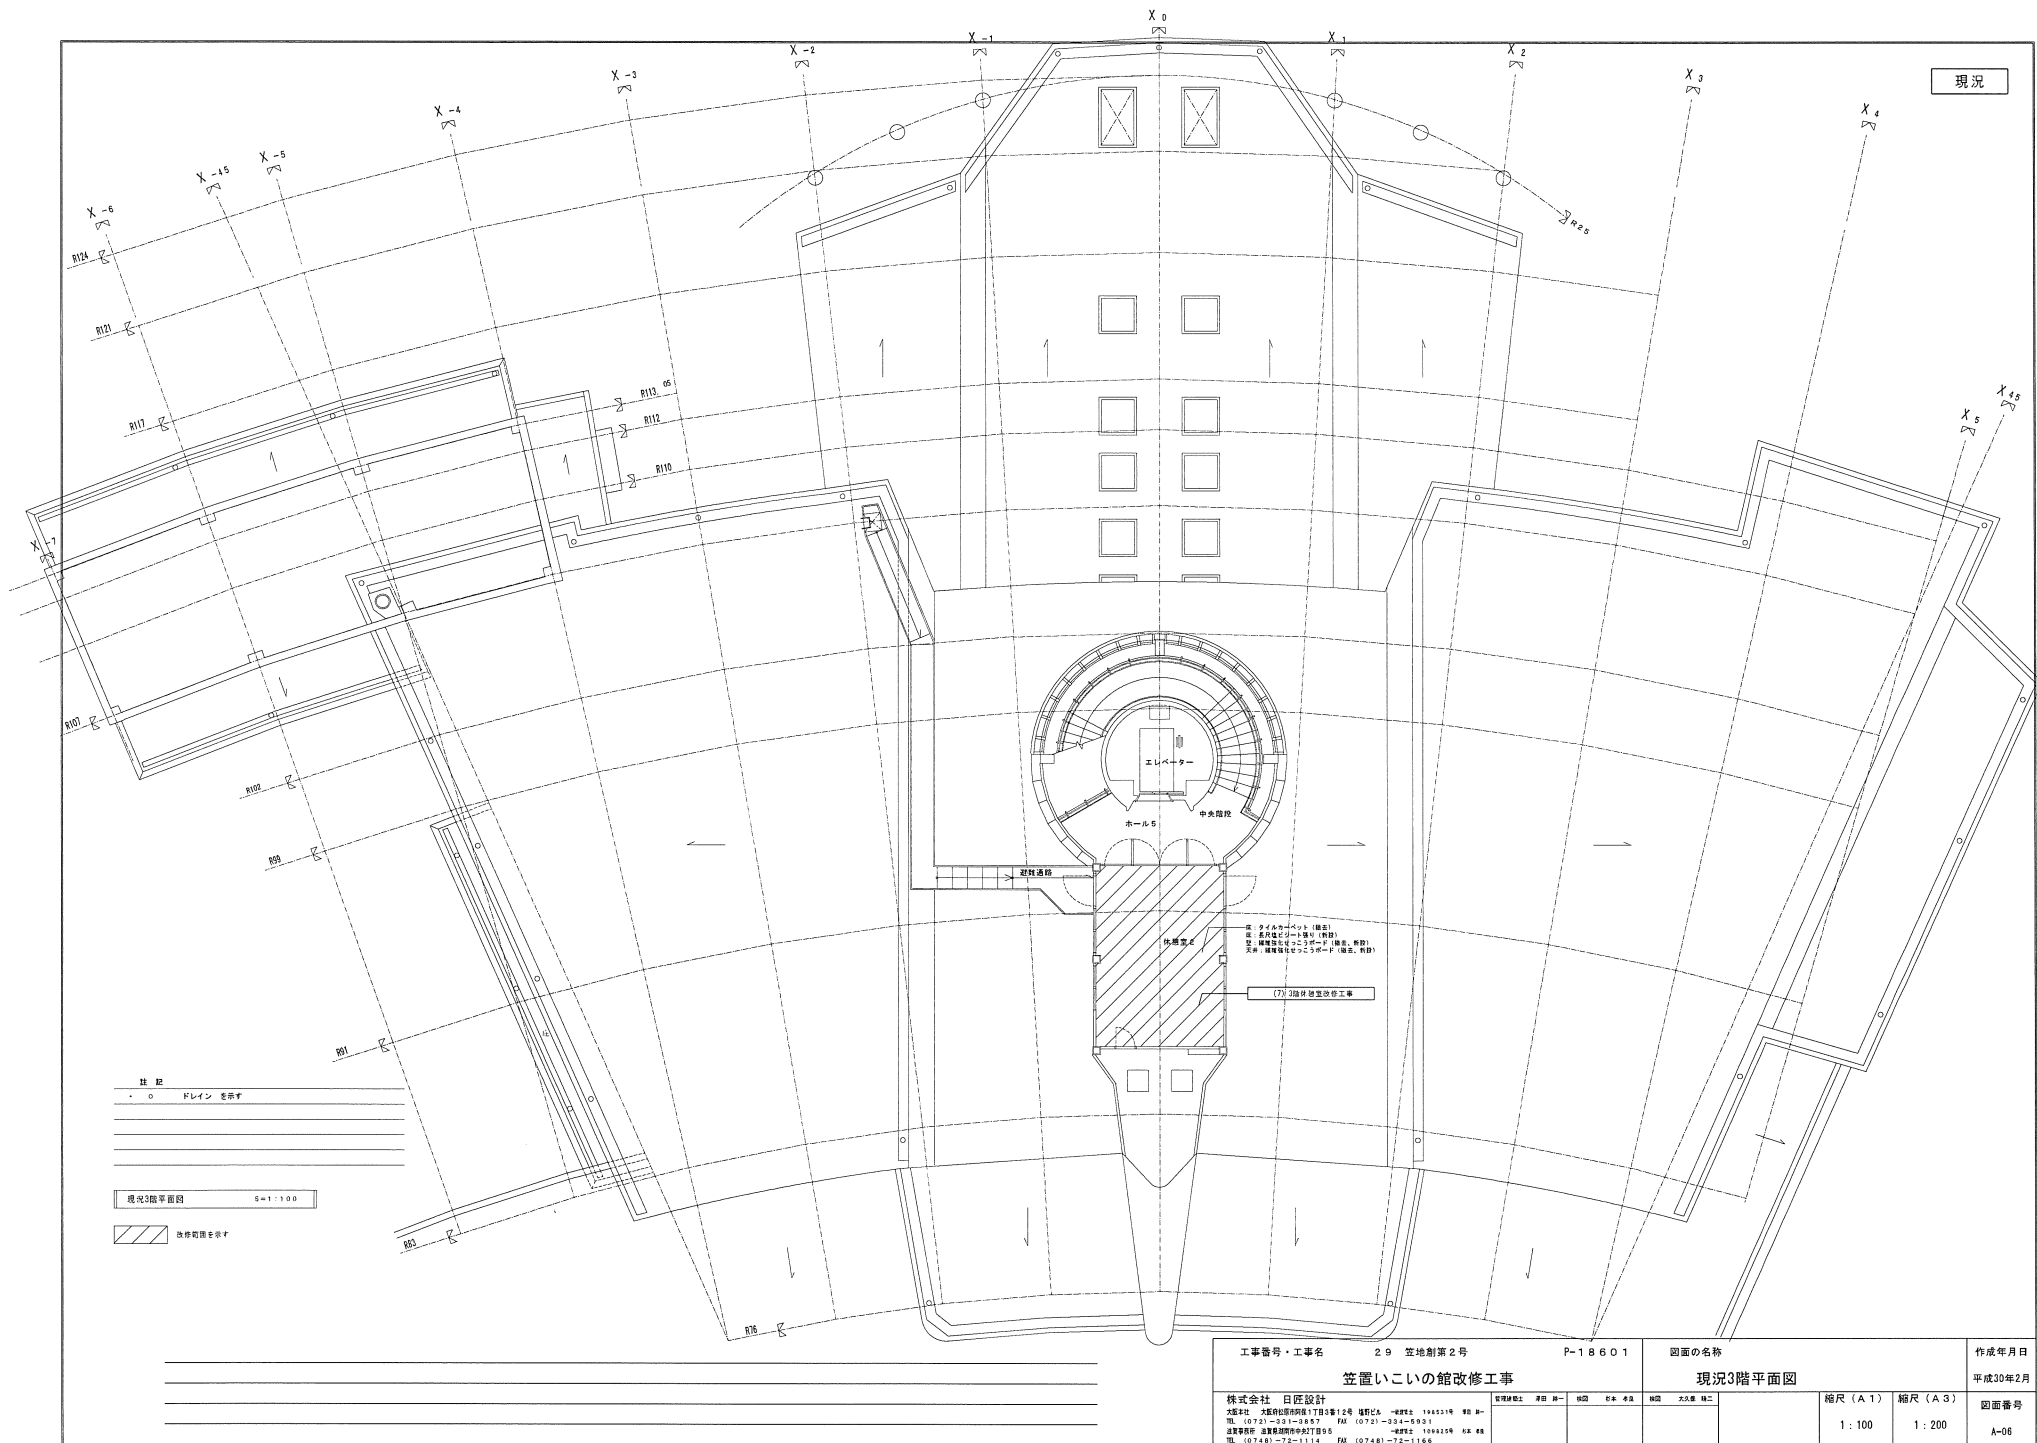

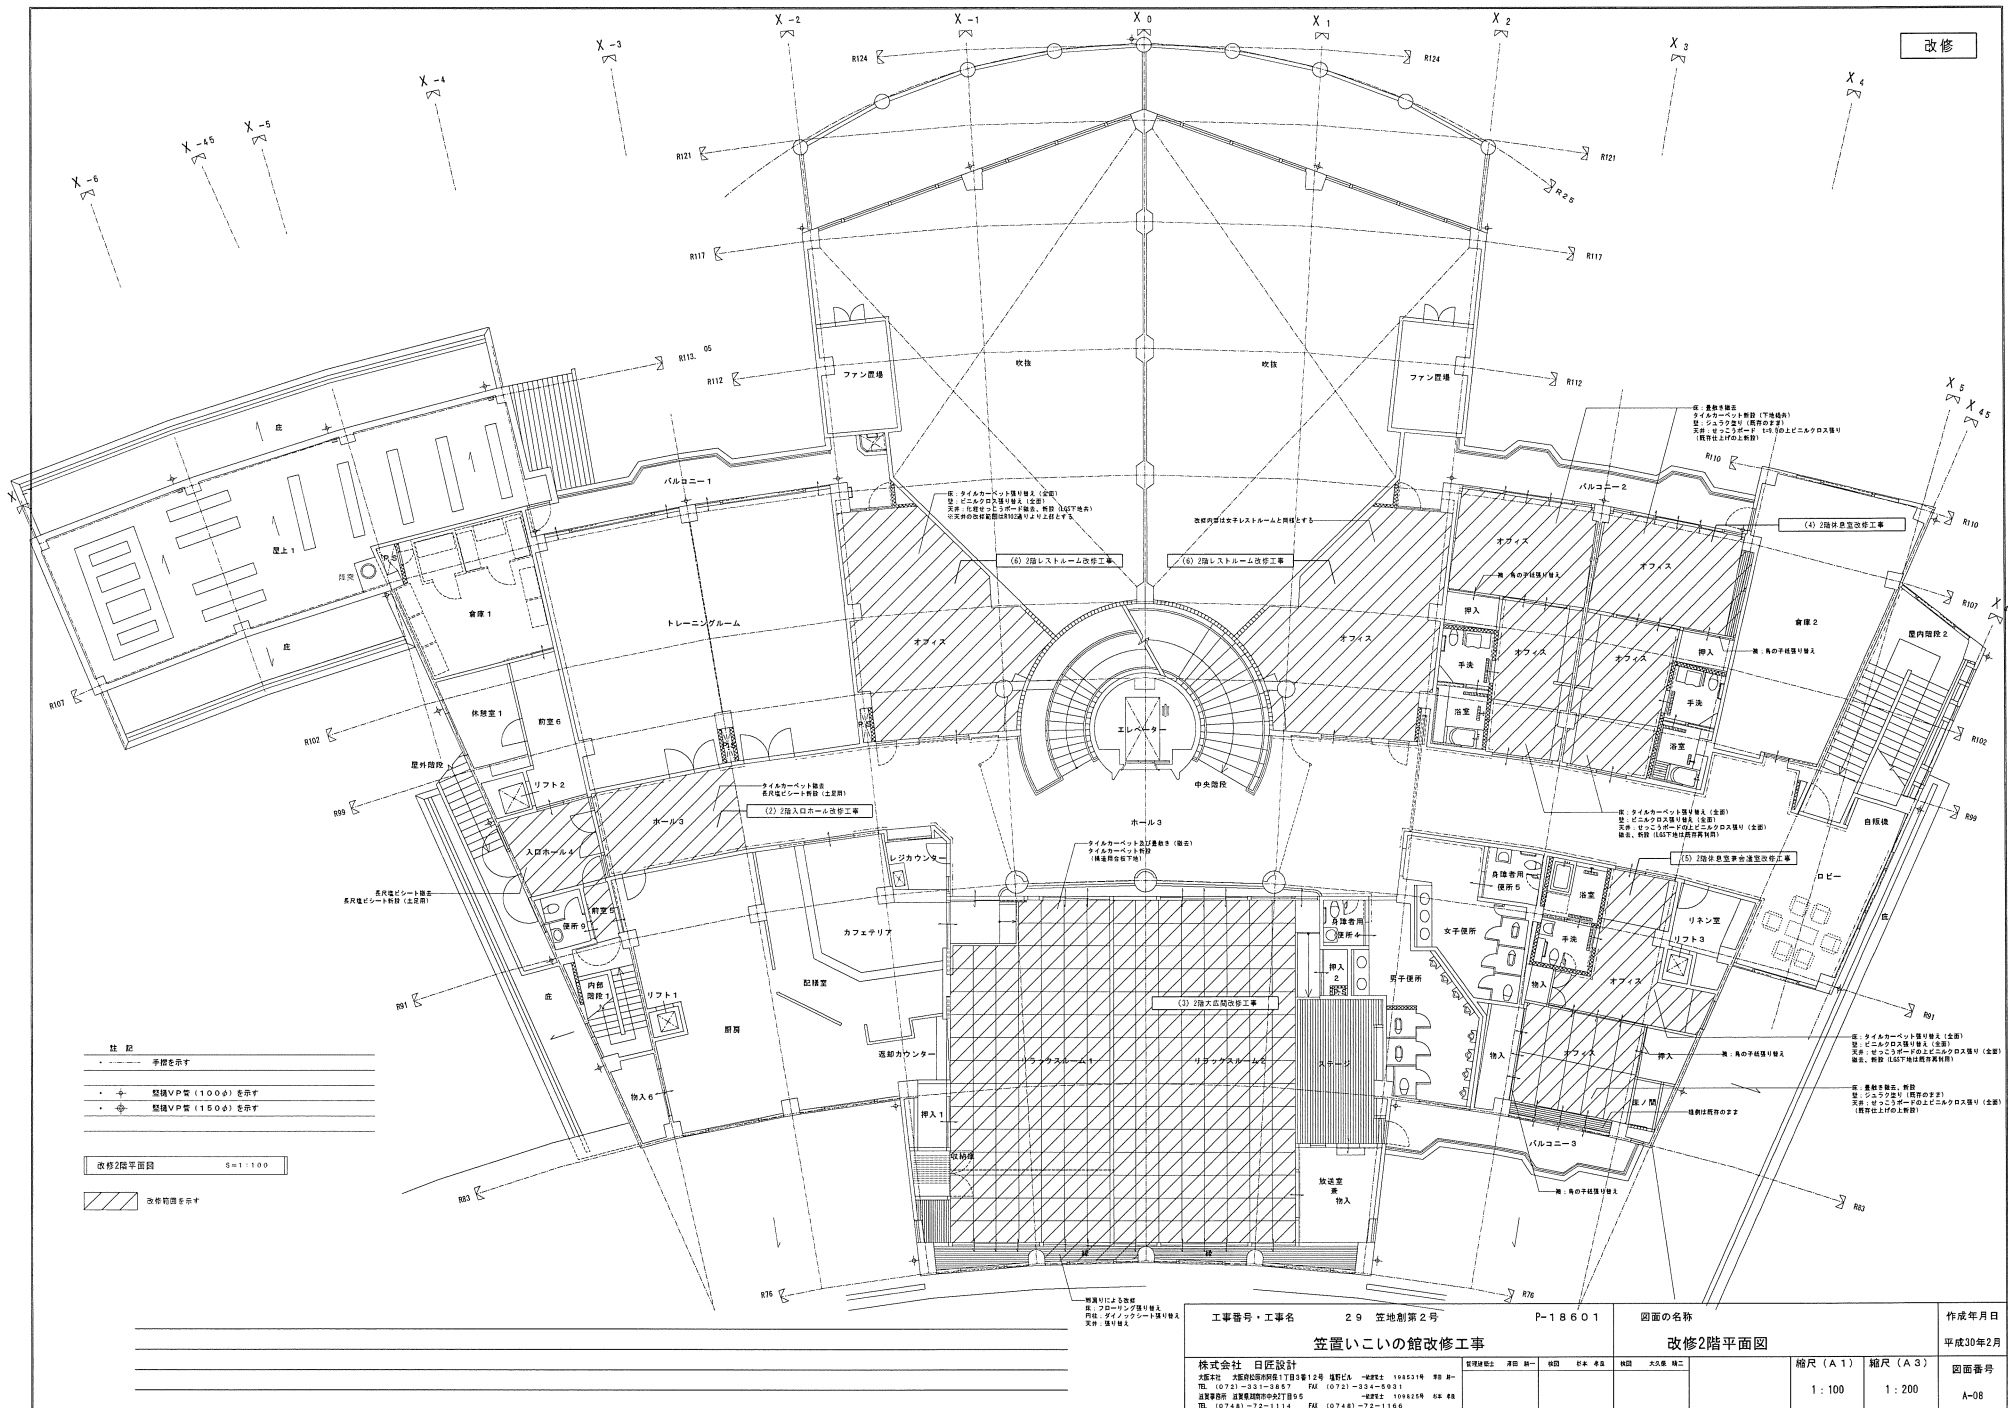

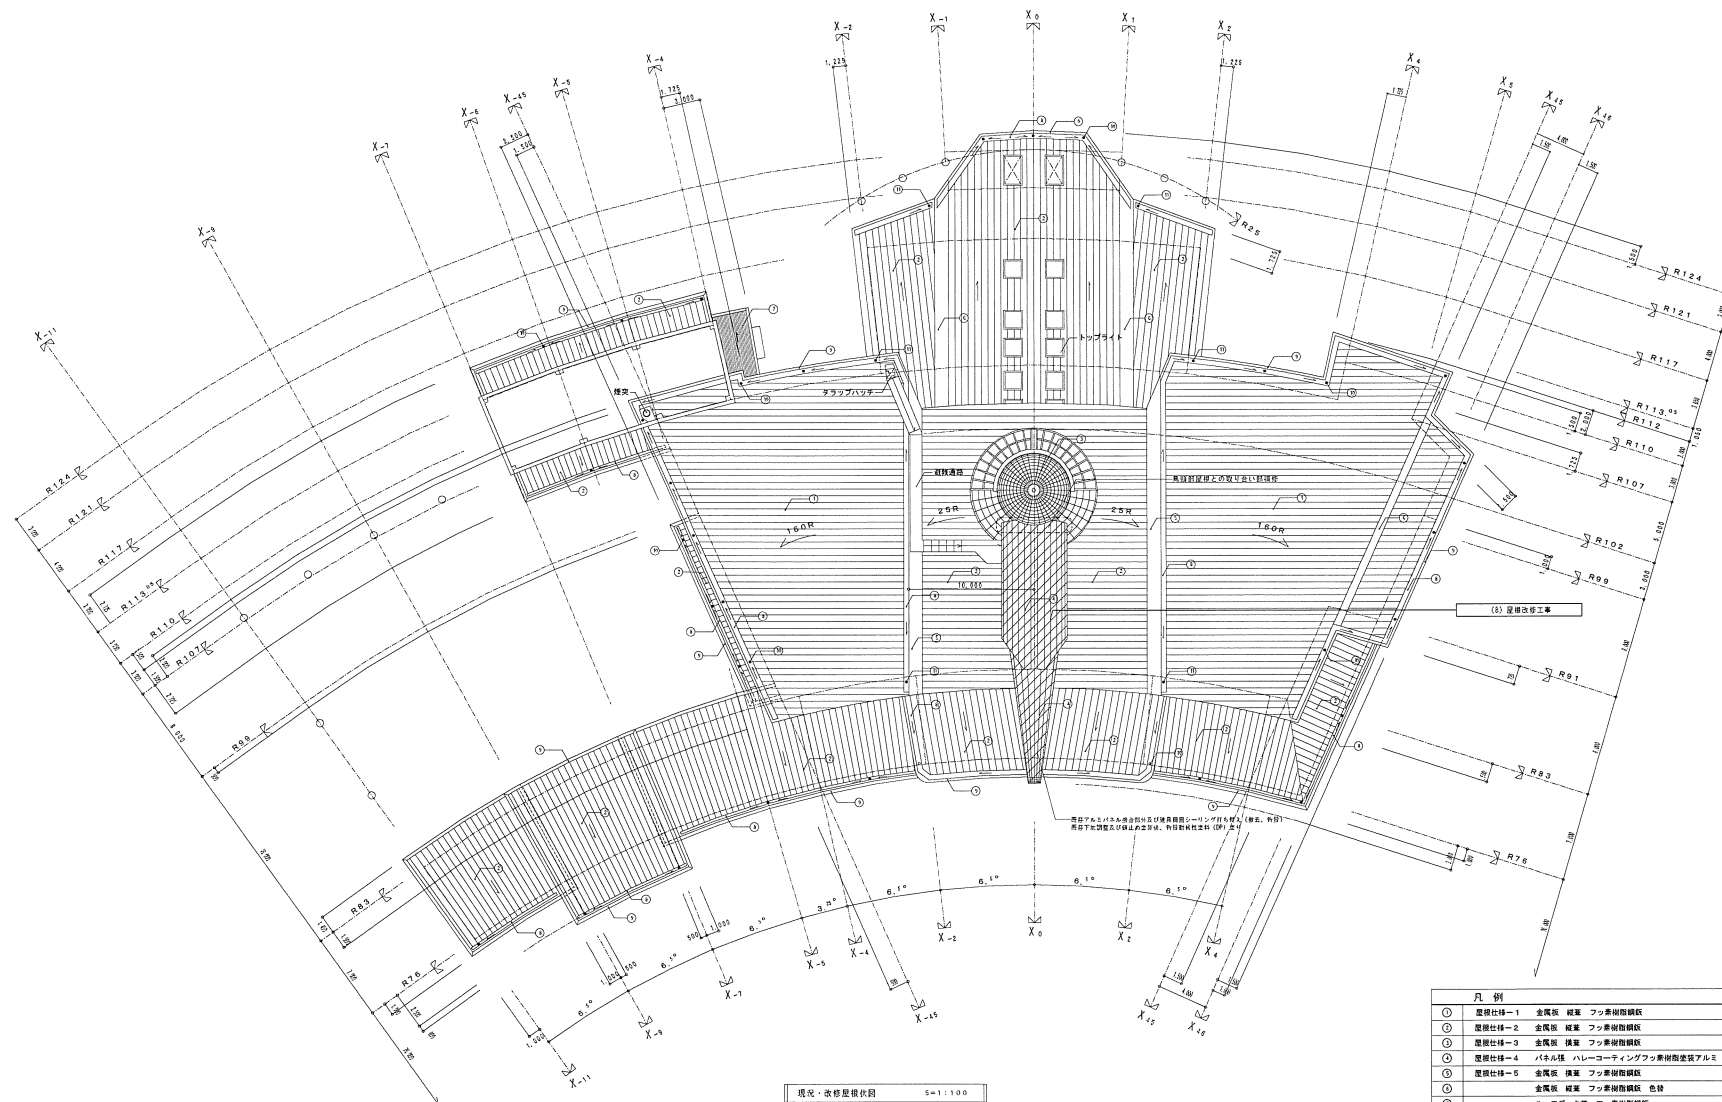


現況・改修屋根伏図 5=1:100


改修箇所を示す

凡 例	
①	屋根仕様-1 金属板 縦葺 フッ素樹脂鋼板
②	屋根仕様-2 金属板 縦葺 フッ素樹脂鋼板
③	屋根仕様-3 金属板 横葺 フッ素樹脂鋼板
④	屋根仕様-4 パネル葺 ハレコーティングフッ素樹脂塗装アルミ
⑤	屋根仕様-5 金属板 横葺 フッ素樹脂鋼板
⑥	金属板 縦葺 フッ素樹脂鋼板 色付
⑦	ルーフデッキ葺 フッ素樹脂鋼板
⑧	サ 障 付コイル 700×15
⑨	窓 本 パネル葺 ハレコーティングフッ素樹脂塗装アルミ
⑩	自在ドレン 100φ ステンレス鋼板
⑪	自在ドレン 150φ ステンレス鋼板

工事番号・工事名 29 笠地創第2号 P-18601		図面の名称 現況・改修屋根伏図		作成年月日 平成30年2月
株式会社 日匠設計		縮尺 (A1) 縮尺 (A3)		図面番号 A-10
大田平社 大田平社設計所1丁3番12号 長野県 長野市 19653号 9号 B-7		1:100 1:200		
TEL (072) 331-5857 FAX (072) 334-5931				
代表取締役 大田平社設計所代表 大田平				
TEL (0748) 772-1114 FAX (0748) 772-1106				

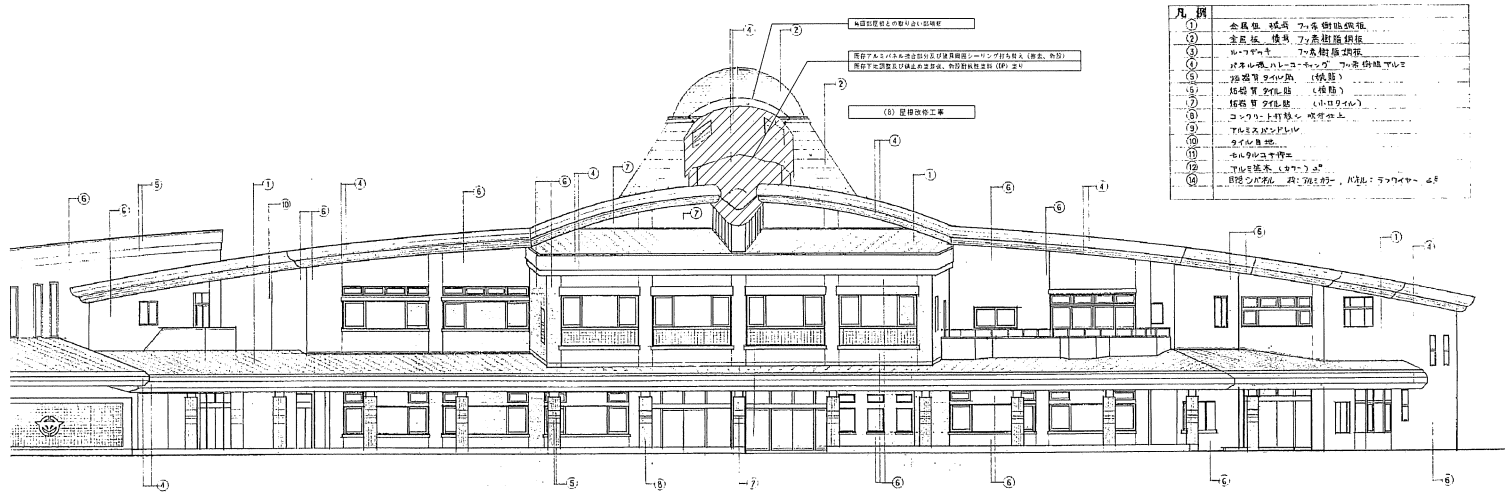

西立面図 1:100

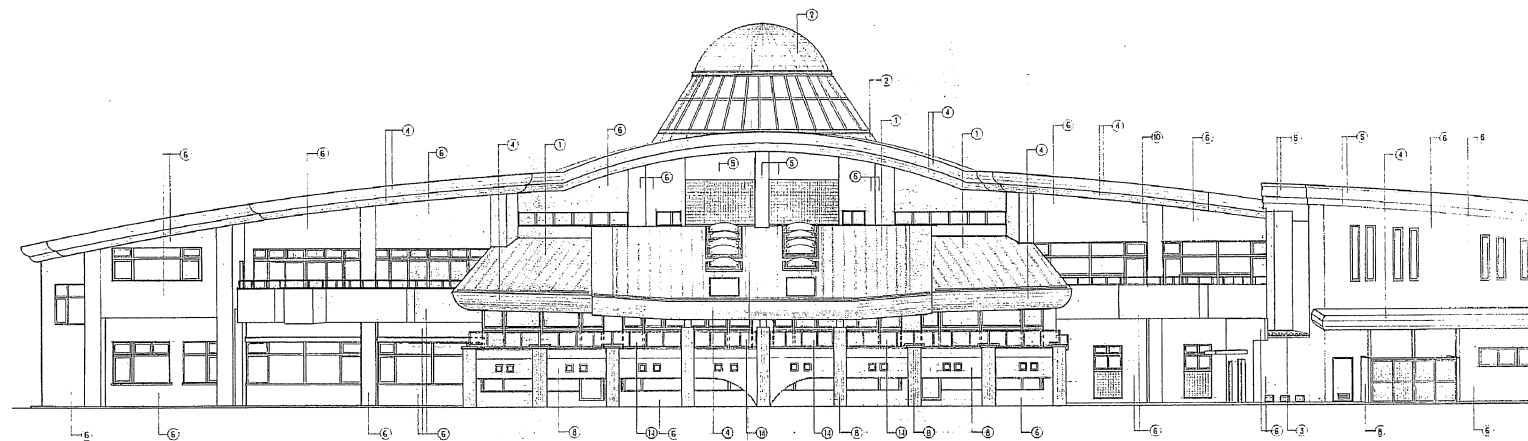

東立面図 1:100

現況・改修立面図 (1) S=1:100


改修範囲を示す

凡例


図中の左記文字表記は、今回改修内容を示す

凡例	
(1)	金属板、屋根、ついで屋根改修
(2)	金属板、屋根、ついで屋根改修
(3)	金属板、屋根、ついで屋根改修
(4)	金属板、屋根、ついで屋根改修
(5)	金属板、屋根、ついで屋根改修
(6)	金属板、屋根、ついで屋根改修
(7)	金属板、屋根、ついで屋根改修
(8)	金属板、屋根、ついで屋根改修
(9)	金属板、屋根、ついで屋根改修
(10)	金属板、屋根、ついで屋根改修
(11)	金属板、屋根、ついで屋根改修
(12)	金属板、屋根、ついで屋根改修
(13)	金属板、屋根、ついで屋根改修
(14)	金属板、屋根、ついで屋根改修

工事番号・工事名		29 笠置製菓2号		P-18601		図面の名称		作成年月日	
笠置いこいの館改修工事		現況・改修立面図 (1)		縮尺 (A1)		縮尺 (A3)		平成30年2月	
株式会社 日匠設計		大塚本社 大塚製菓株式会社1丁目12号 電話 072-334-5921		大塚本社 大塚製菓株式会社1丁目12号 電話 072-334-5921		大塚本社 大塚製菓株式会社1丁目12号 電話 072-334-5921		図面番号	
大塚本社 大塚製菓株式会社1丁目12号 電話 072-334-5921		大塚本社 大塚製菓株式会社1丁目12号 電話 072-334-5921		大塚本社 大塚製菓株式会社1丁目12号 電話 072-334-5921		大塚本社 大塚製菓株式会社1丁目12号 電話 072-334-5921		A-11	

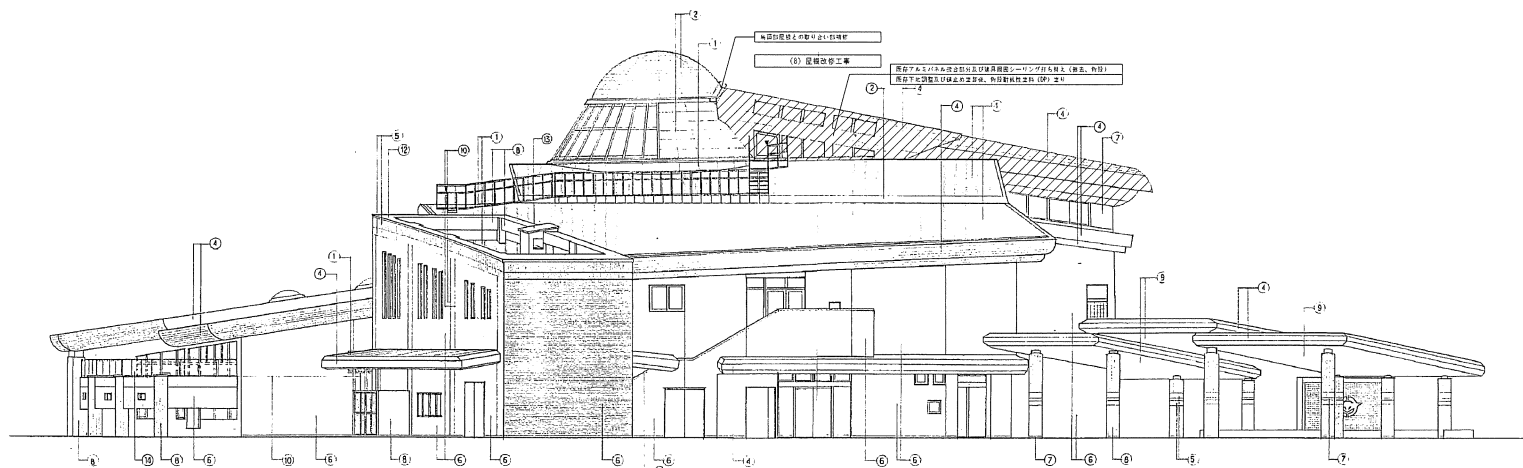

北立面图 1:100

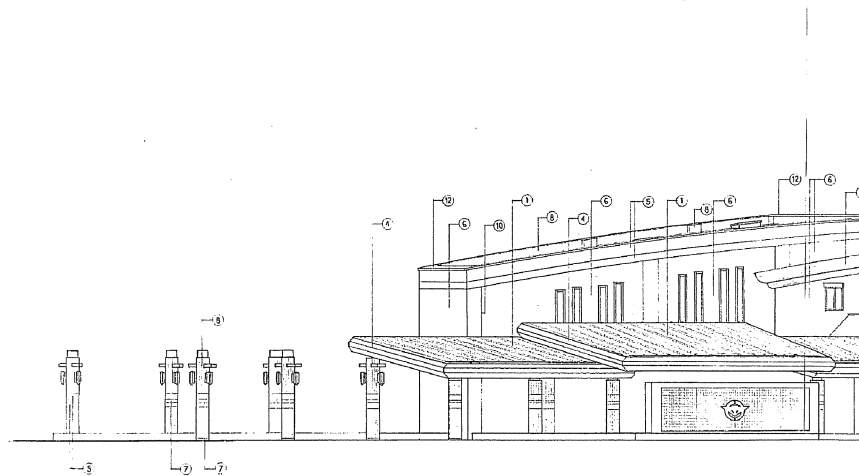

西立面图 1:100

現況・改修立面圖(2) S=1:100



 改作範囲を示す

凡例

図中の左記文字表記は、今回改修内容を示す

九	凡
(1)	金良報 鐵星 フラ裏附指紋鑑
(2)	金良報 鐵星 フラ裏附指紋鑑
(3)	ルーデュー フラ裏附指紋鑑
(4)	パネム鐵 指紋 フラ裏附指紋鑑
(5)	指紋鑑 フラ裏附 (指紋)
(6)	指紋鑑 フラ裏附 (指紋)
(7)	指紋鑑 フラ裏附 (指紋)
(8)	フクロロト 指紋鑑 フラ裏附
(9)	フクロロト 指紋鑑 フラ裏附
(10)	フクロロト 指紋鑑 フラ裏附
(11)	フクロロト 指紋鑑 フラ裏附
(12)	フクロロト 指紋鑑 フラ裏附
(13)	フクロロト 指紋鑑 フラ裏附

工事番号・工事名	29 笠地割第2号	P-18601	図面の名称	作成年月日
笠置いこいの館改修工事			現況・改修立面図 (2)	平成30年2月
株式会社 日匠設計 大塚町2-2-10 笠置市役所南1丁30番12号 電話0721-544211 代表 田嶋 隆 (0721-331-3457 FAX (0721-334-5031) 笠置事務所 笠置市笠置町中本丁9-5 TEL (072-927-0000)	原設計者 渡部 新一	検図 野本 孝生	検図 大久保 孝生	縮尺 (A1)
				縮尺 (A3)
				1:100
				1:200
				図面番号
				A-12

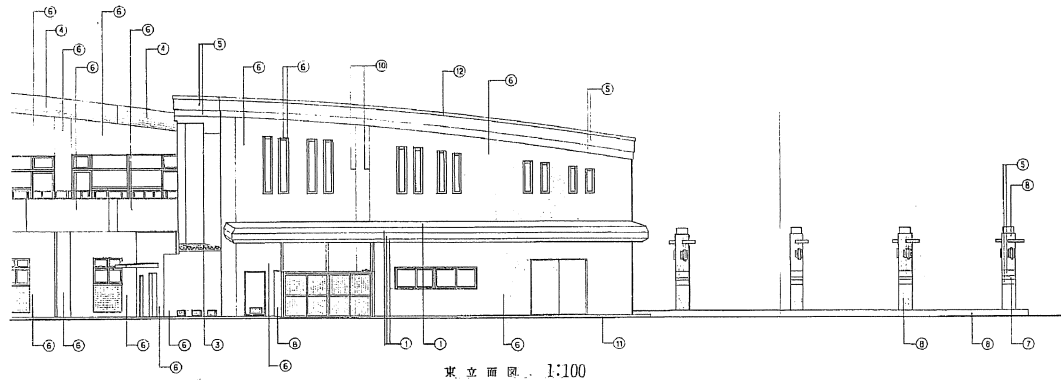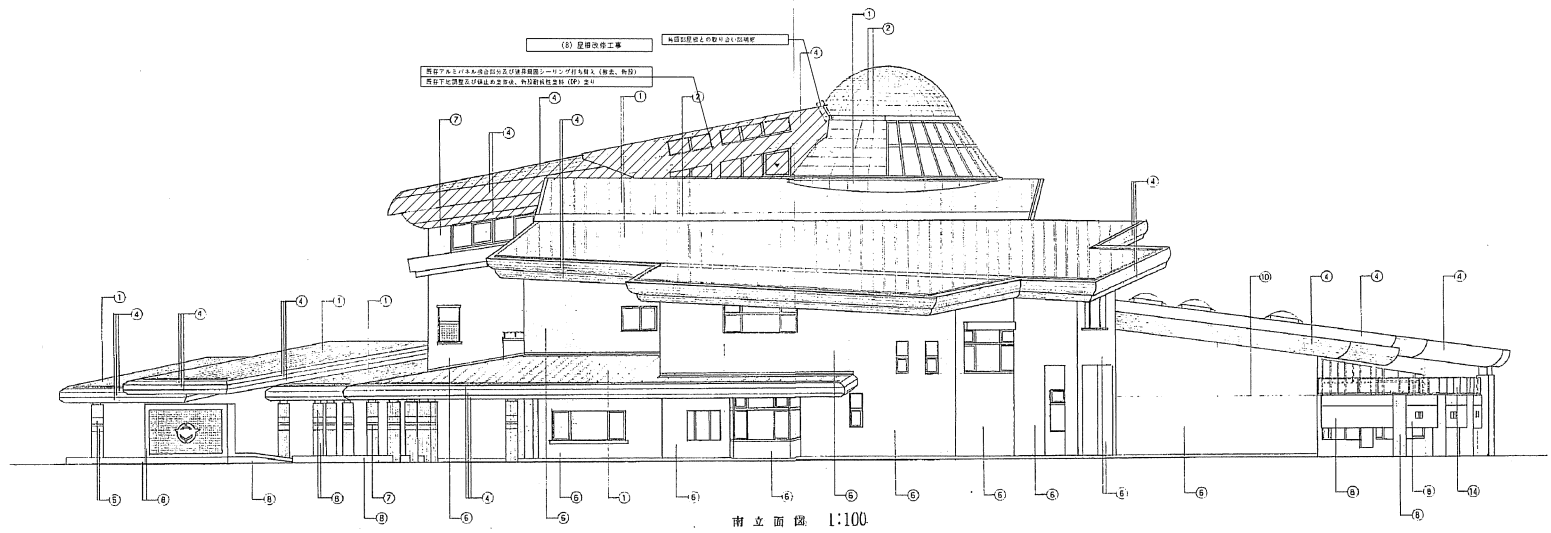

凡例	
(1)	全館用 給湯 冷暖房設備
(2)	全館用 給湯 冷暖房設備
(3)	給湯用 給湯 冷暖房設備
(4)	給湯用 給湯 冷暖房設備
(5)	給湯用 給湯 冷暖房設備
(6)	給湯用 給湯 冷暖房設備
(7)	給湯用 給湯 冷暖房設備
(8)	給湯用 給湯 冷暖房設備
(9)	給湯用 給湯 冷暖房設備
(10)	給湯用 給湯 冷暖房設備
(11)	給湯用 給湯 冷暖房設備
(12)	給湯用 給湯 冷暖房設備
(13)	給湯用 給湯 冷暖房設備
(14)	給湯用 給湯 冷暖房設備



現況・改修立面図 (3) S=1:100

改修箇所を示す

凡例
図中の左記文字表記は、今回改修内容を示す

工事番号・工事名	29 笠地創第2号	P-18601	図面の名称	現況・改修立面図 (3)	作成年月日	平成30年2月
株式会社 日匠設計	大塚本社 大塚市北原町1丁目3番12号 電話 0721-333111 0721-333112 0721-333113 FAX 0721-333114 0721-333115 0721-333116	笠地創第2号	縮尺 (A1)	縮尺 (A3)	図面番号	A-13
1:100	1:200					

現況・改修

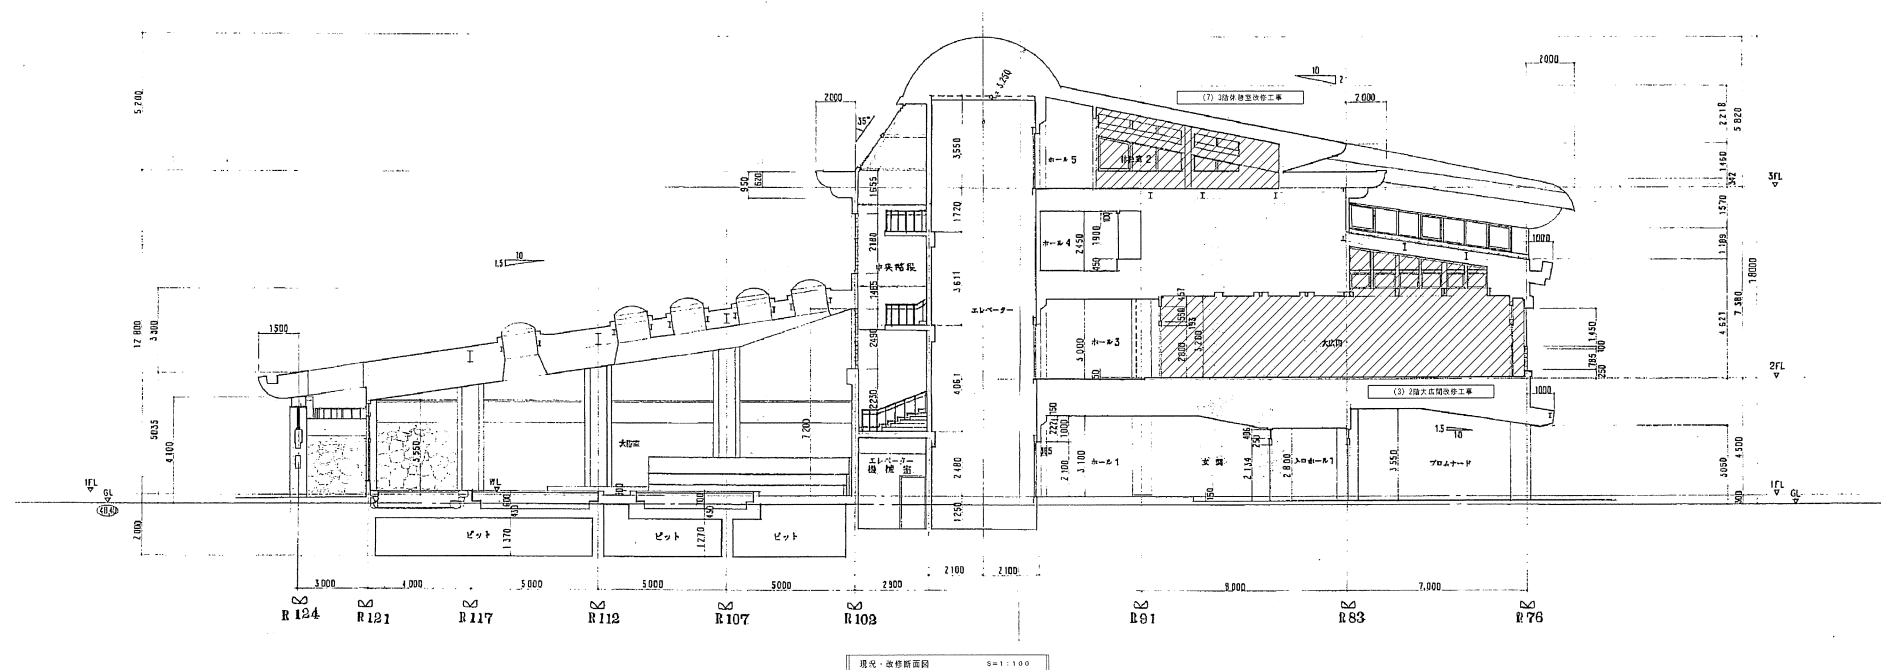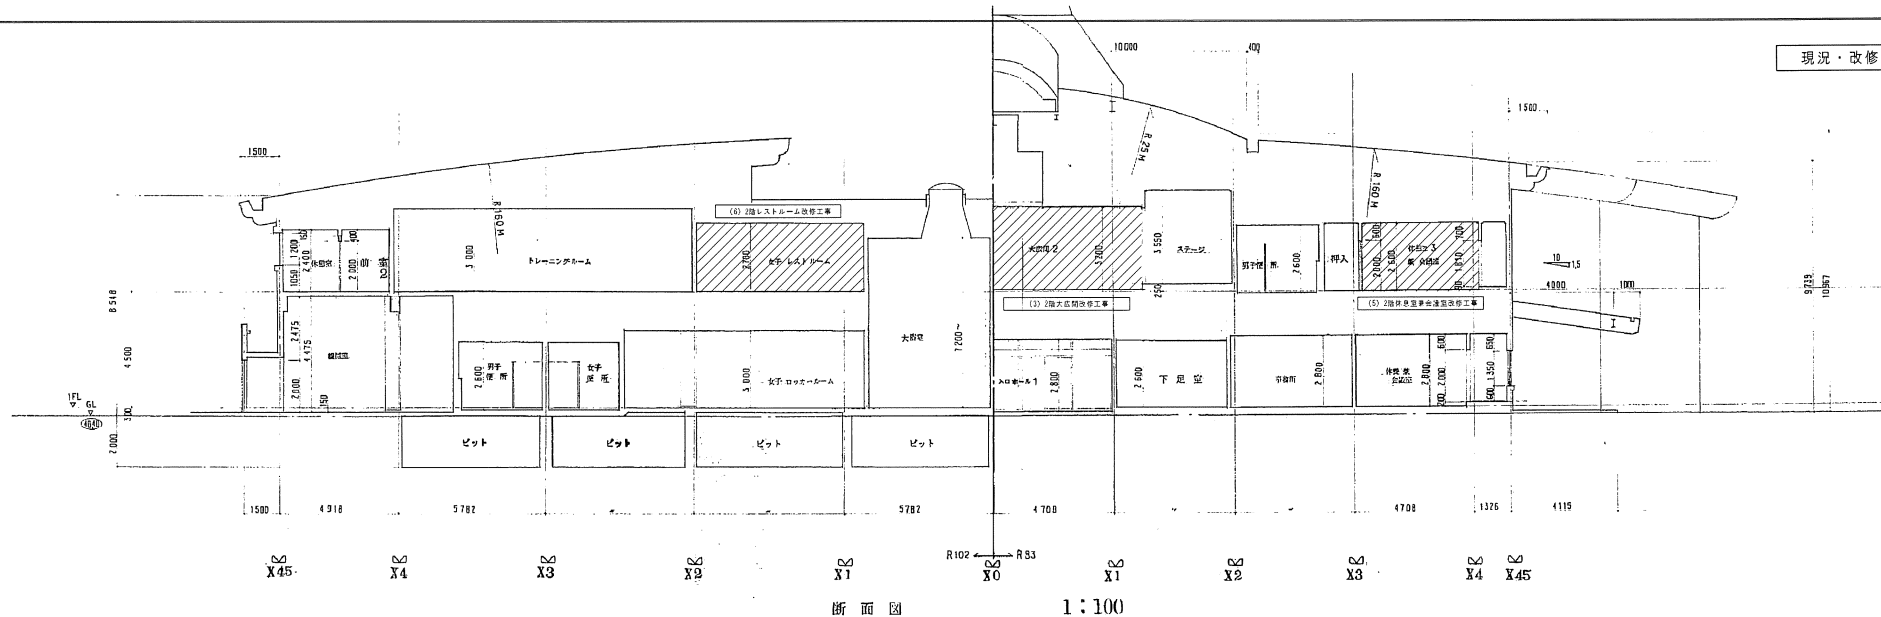


現況・改修断面図 1/100


改修範囲を示す








凡例

図中の左記文字表記は、今回改修内容を示す

工事番号・工事名	29 笠地制第2号 P-18601	図面の名称	現況・改修断面図	作成年月日	平成30年2月
笠置いこいの館改修工事		縮尺 (A1)	1:100	縮尺 (A3)	1:200
図面番号	A-14				

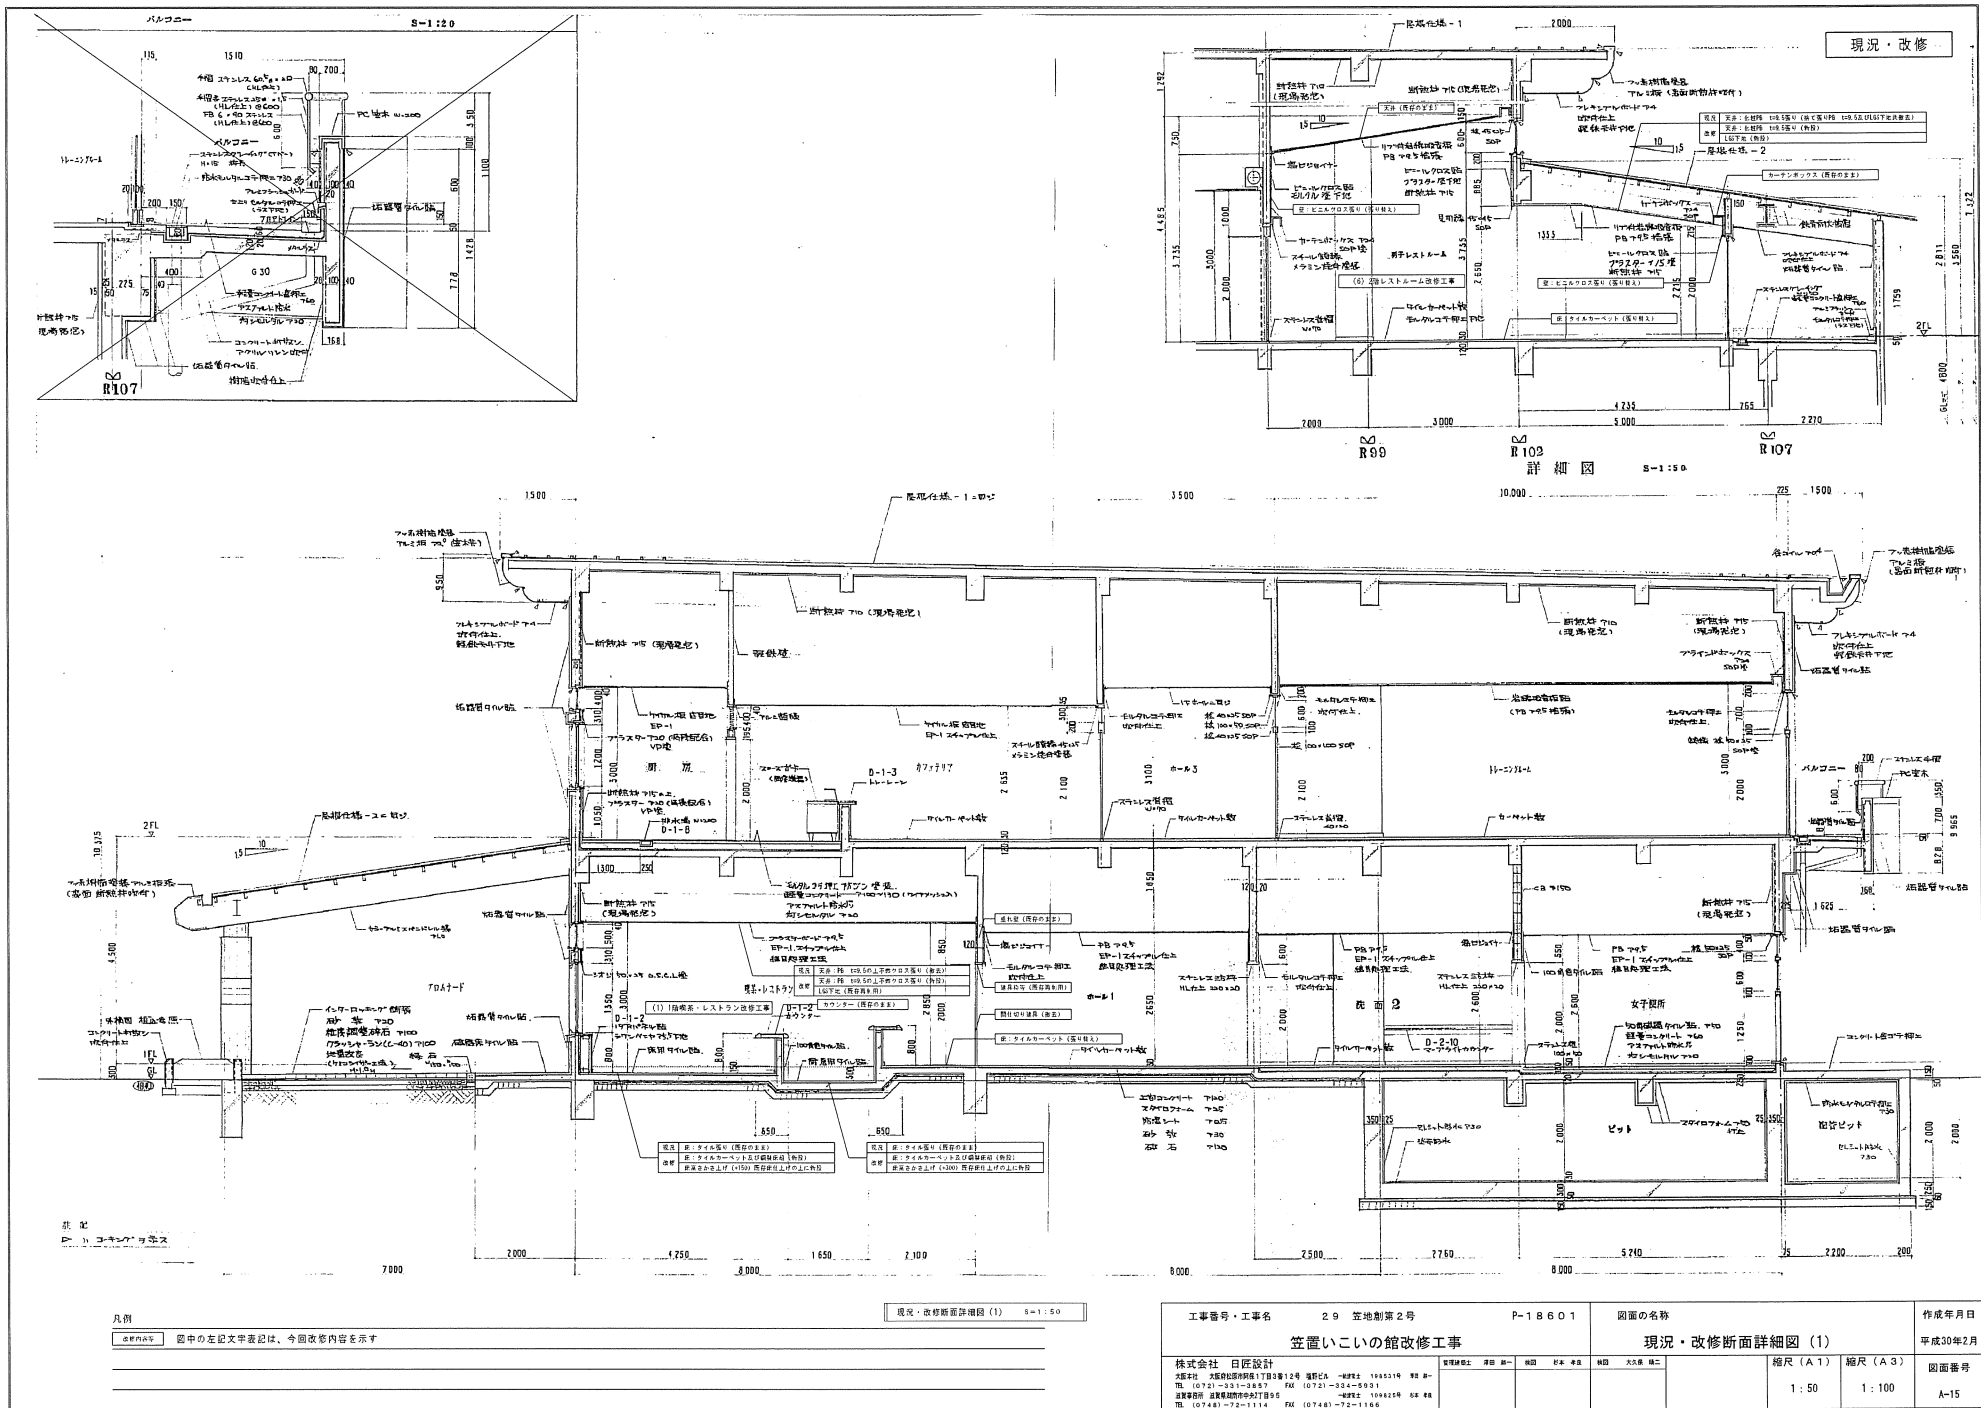

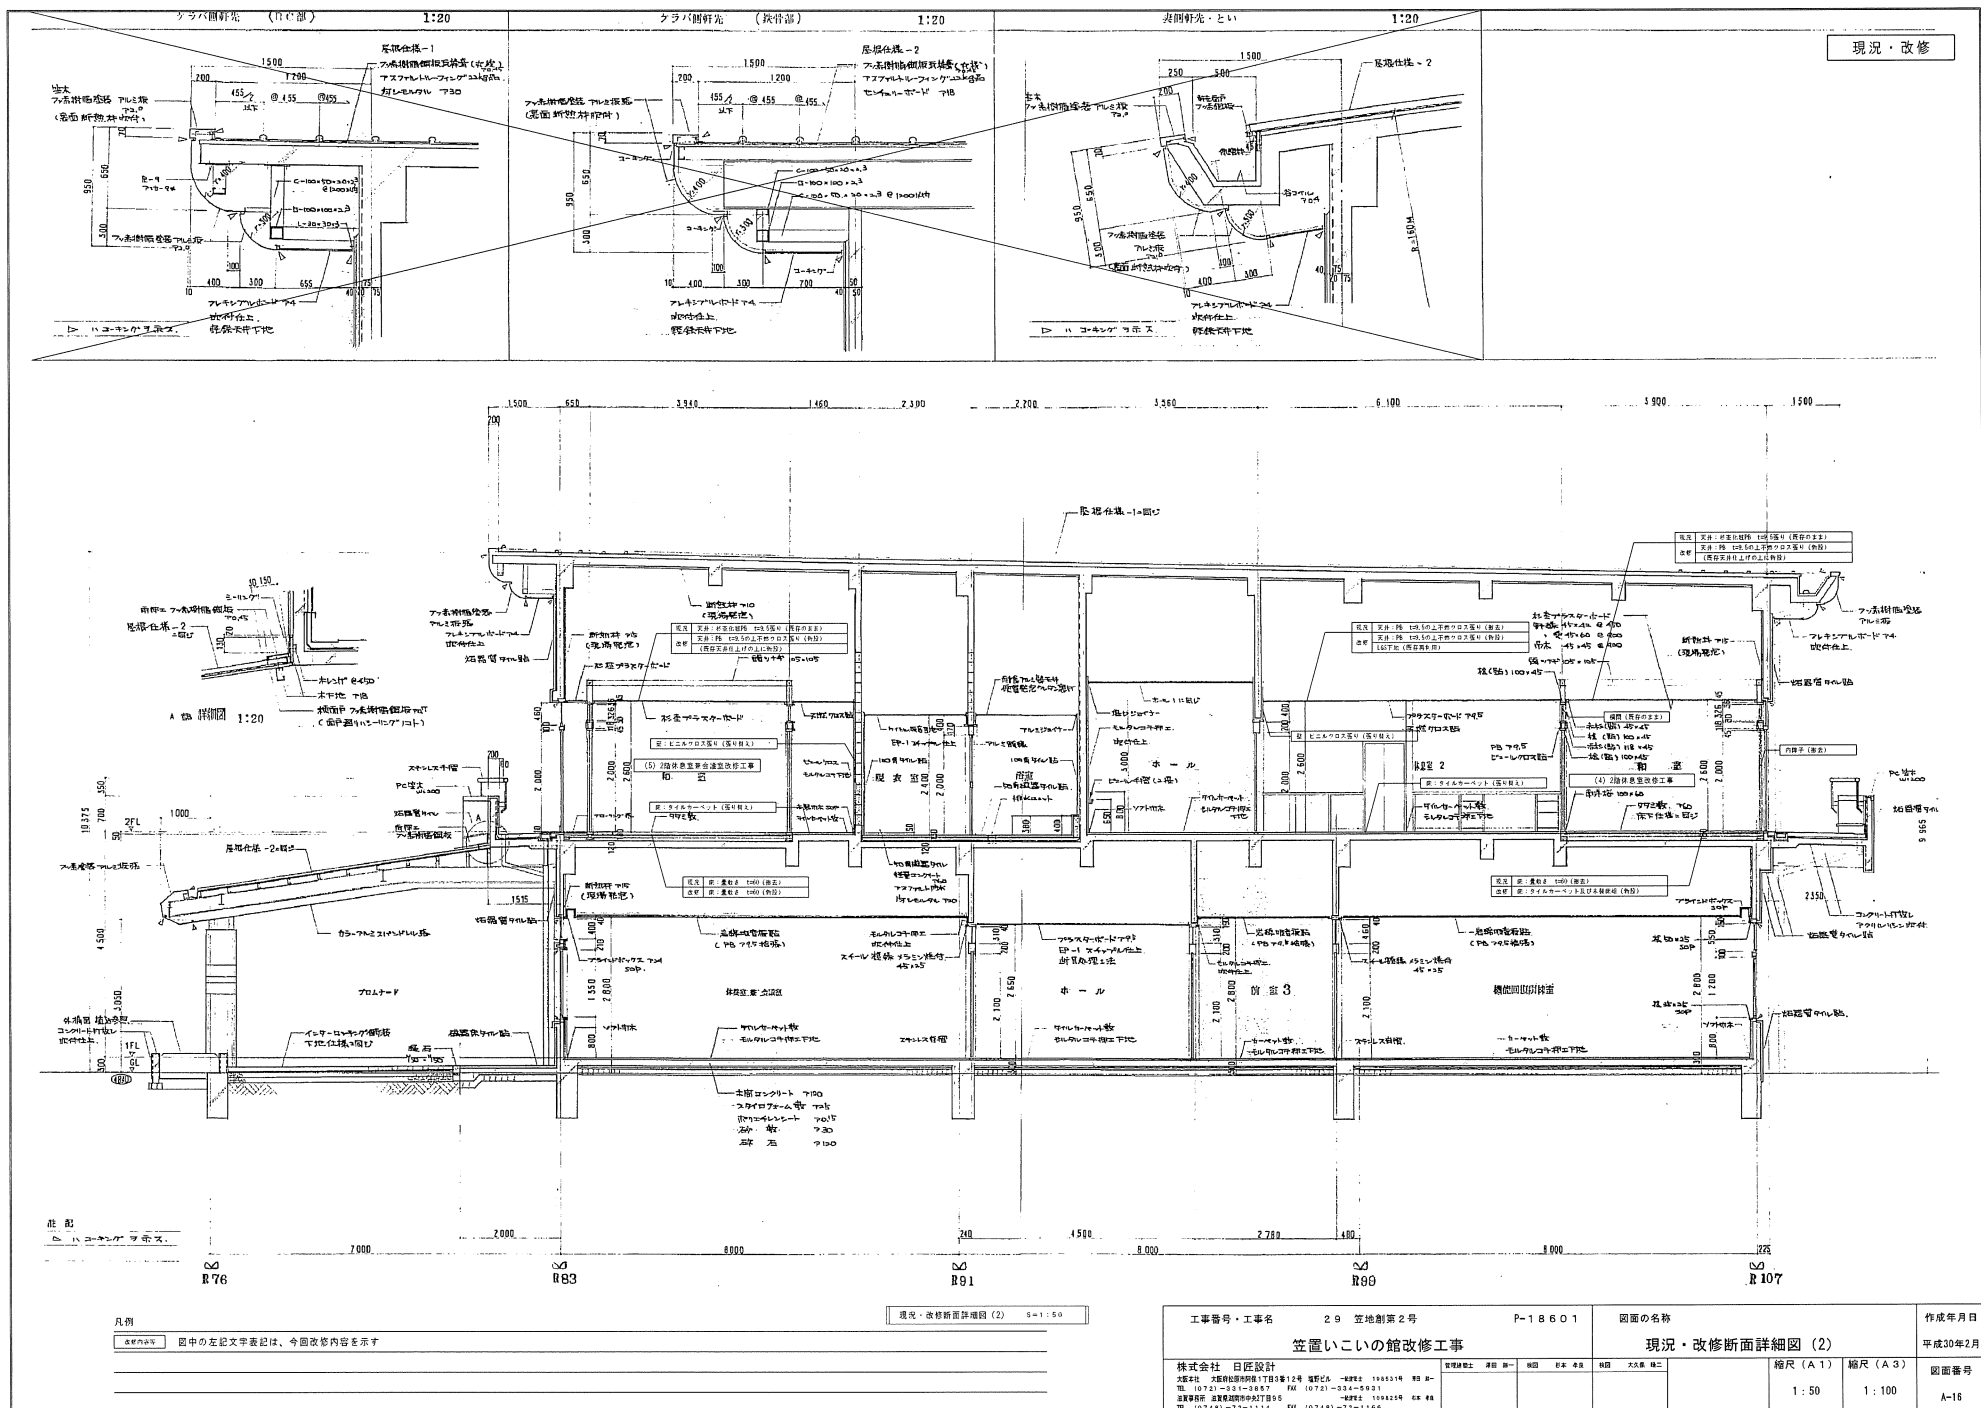


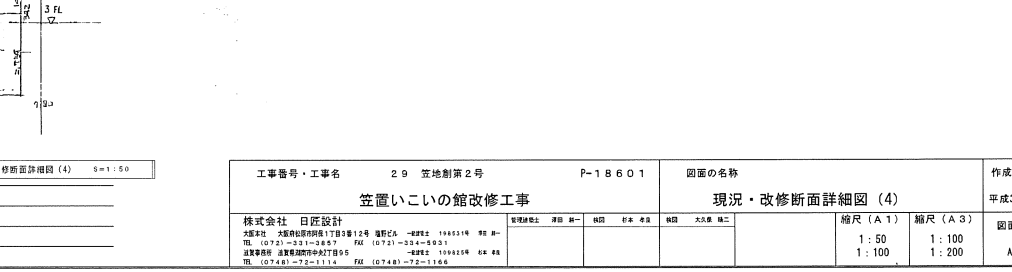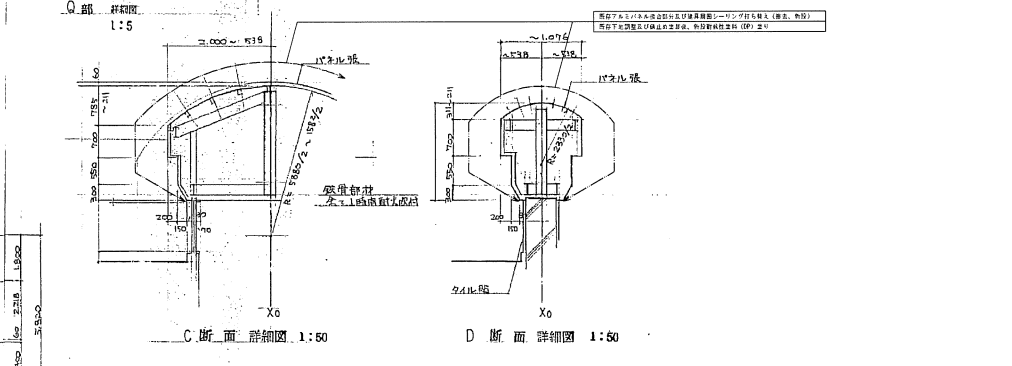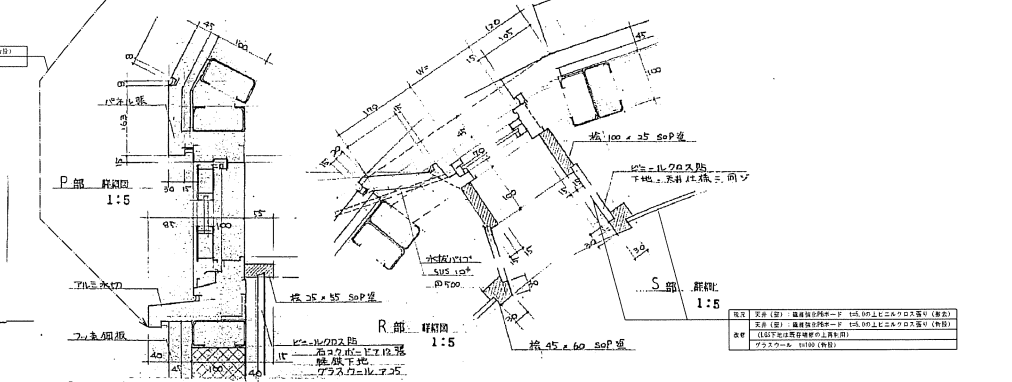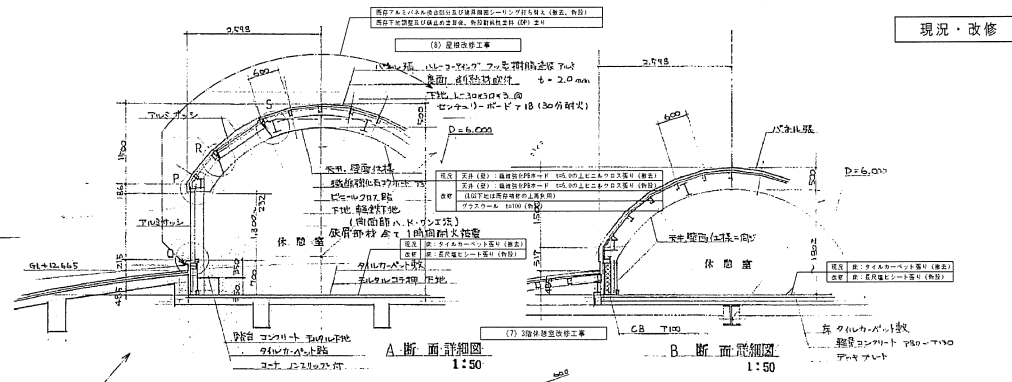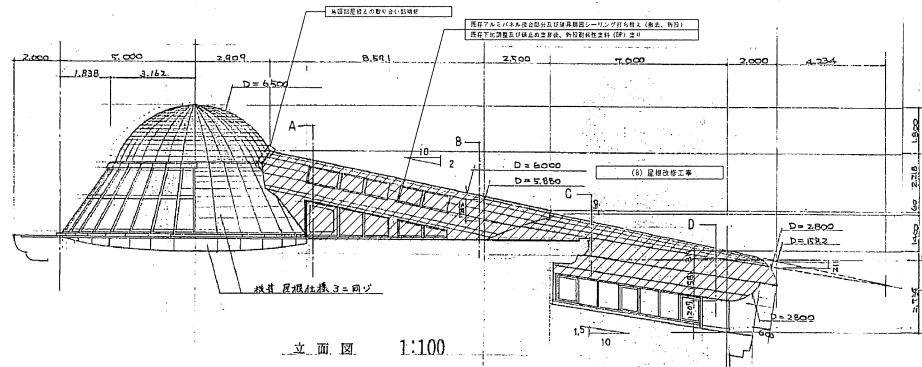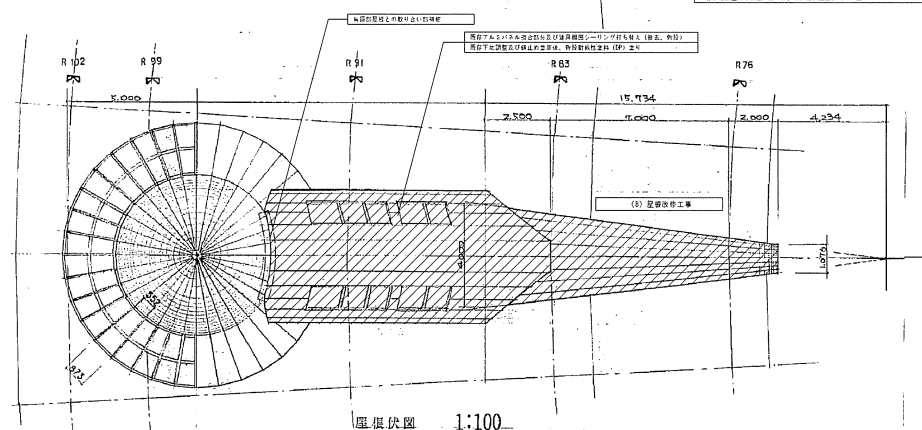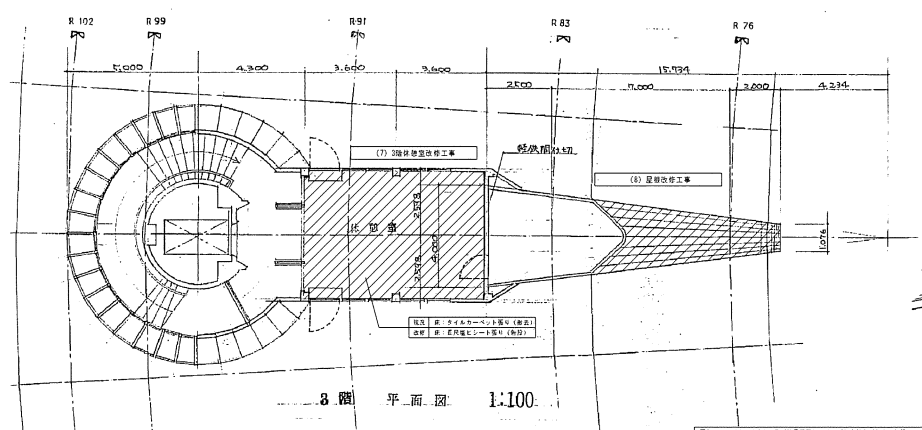

凡例
 図中の左記文字表記は、今回改修内容を示す
 改修範囲を示す

現況・改修断面詳細図 (4) 9-1:50

工事番号・工事名	29 笠置第2号	P-18601	図面の名称	現況・改修断面詳細図 (4)	作成年月日	平成30年2月
株式会社 日匠設計	大塚市 大塚市松原町1丁目3番12号 電話 0743-334-8031 FAX 0743-334-8031		図面番号	A-18		
大塚市 大塚市松原町1丁目3番12号 電話 0743-334-8031 FAX 0743-334-8031						
大塚市 大塚市松原町1丁目3番12号 電話 0743-334-8031 FAX 0743-334-8031						
大塚市 大塚市松原町1丁目3番12号 電話 0743-334-8031 FAX 0743-334-8031						

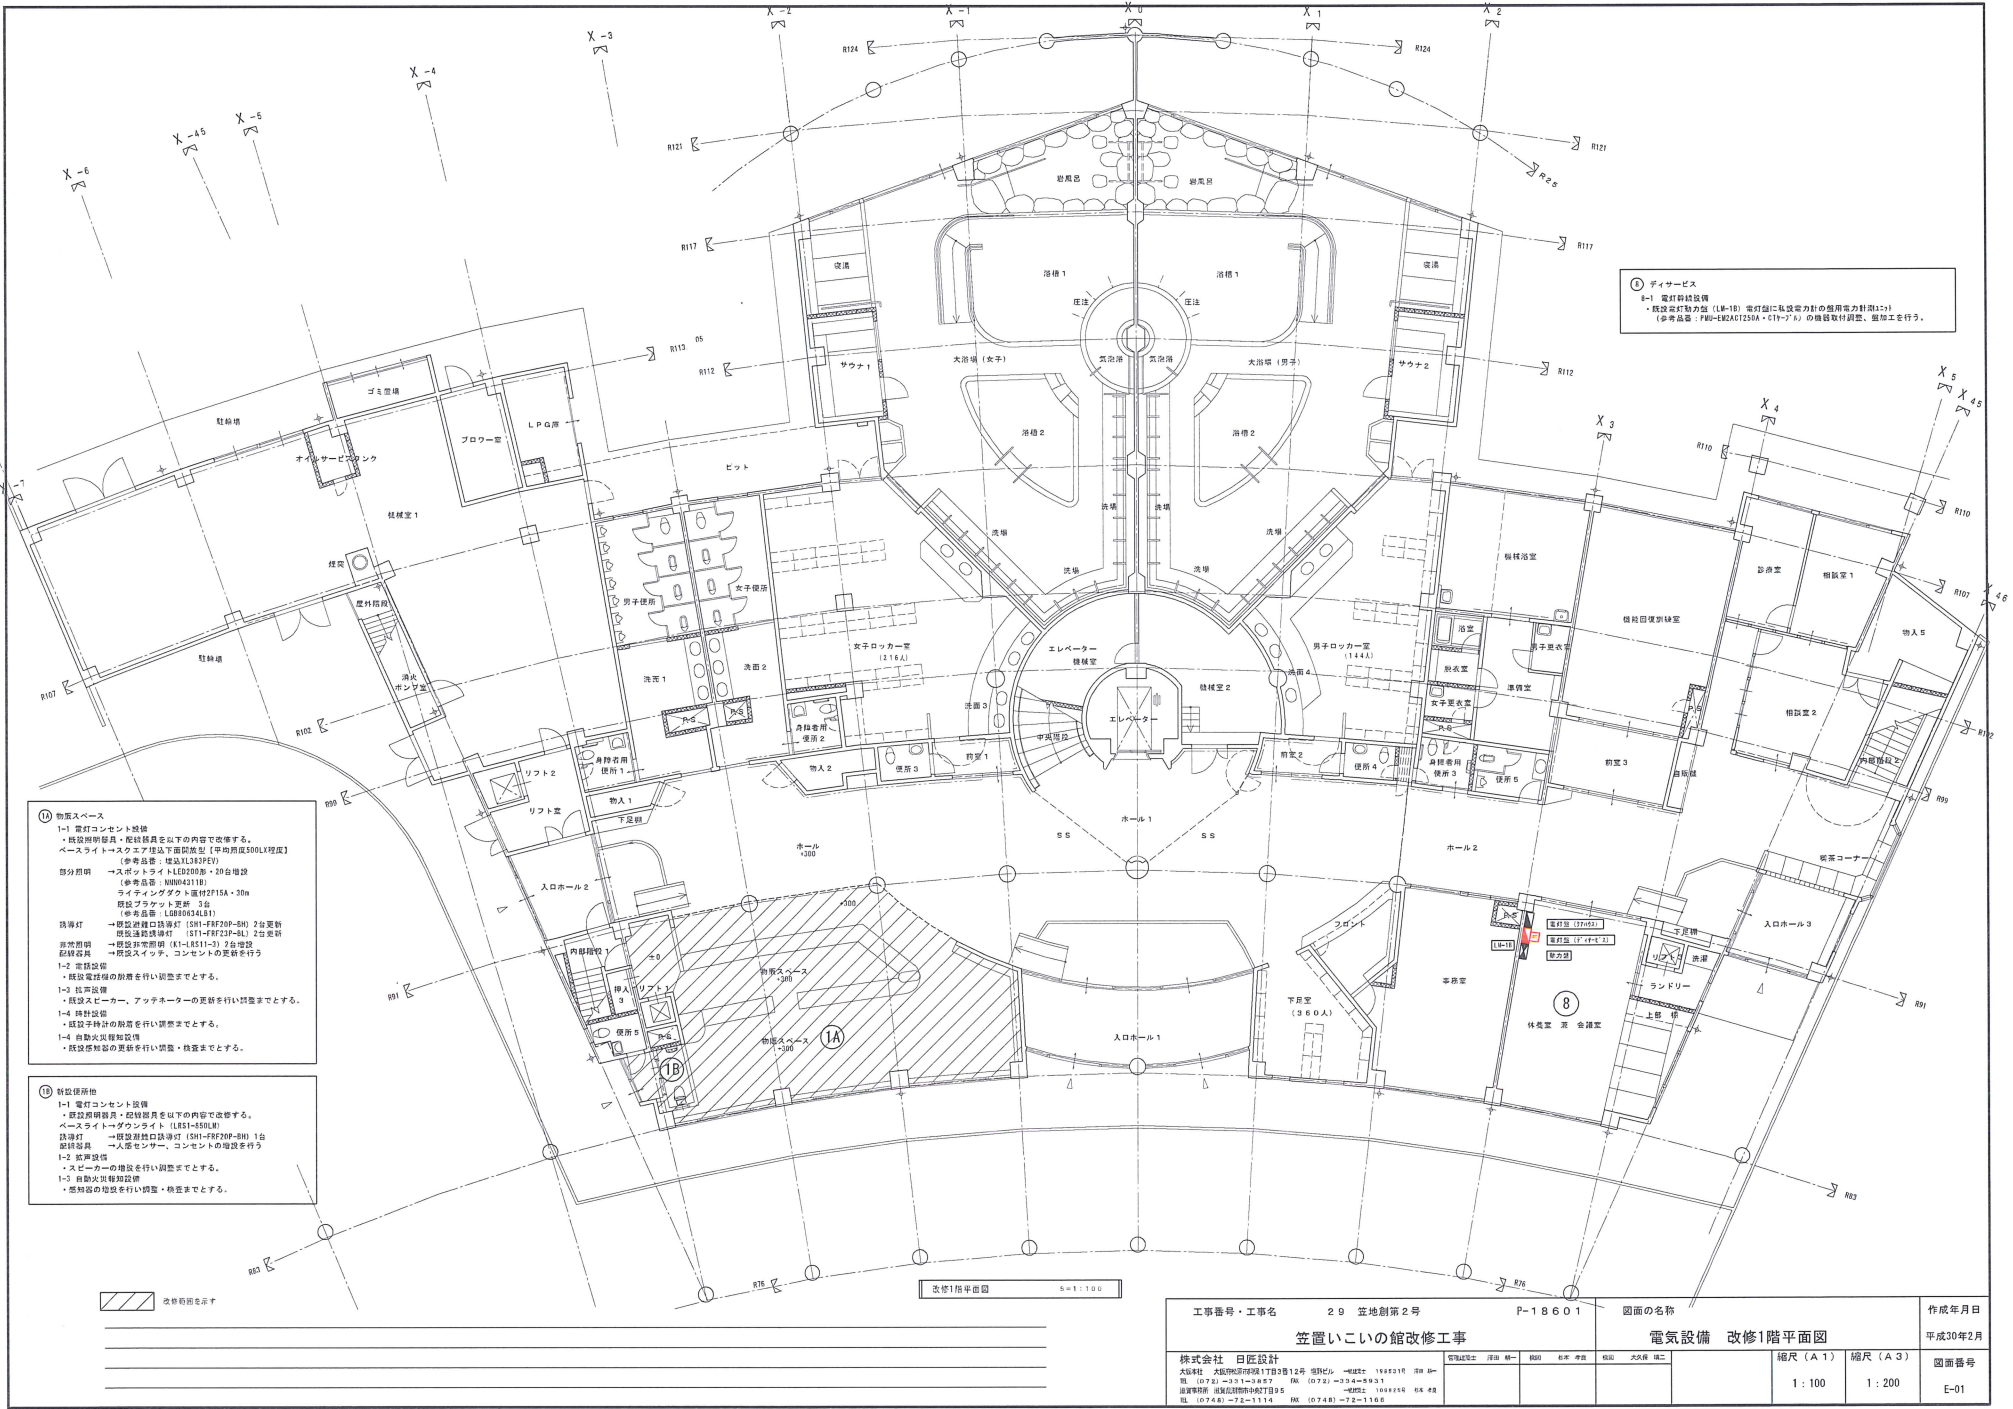

① デバイス
8-1 電灯系統図
・既設電灯器具 (LM-18) 電灯器具に取付電力計の適用電力計測は1
・参考品番 : PMU-EWAC1250A・CTT-700 の機器取付調整、盤加工を行う。

② 電気設備
1-1 電灯コンセント設備
・既設照明器具・配線器具を以下の内容で改修する。
ベースライト→スクエア型吊下照明器具 (平均照度500lx程度)
(参考品番 : 日立L383FEV)
部分照明 → スポットライトLD2000B・20台増設
(参考品番 : NNB42110)
ライティングダクト直付2F15A・30m
(参考品番 : LDB0043431)
誘導灯 → 既設避難口誘導灯 (SH-FR720P-BH) 2台更新
既設避難口誘導灯 (SH-FR720P-BH) 2台更新
非常照明 → 既設非常照明 (K1-K511-3) 2台増設
既設非常照明 → 既設非常照明 (K1-K511-3) 2台増設
1-2 配線設備
・既設電線管の撤去を行い調整までとする。
1-3 配線設備
・既設配線管の撤去を行い調整までとする。
1-4 配線設備
・既設配線管の撤去を行い調整までとする。
1-4 自動火災報知設備
・既設感煙器の撤去を行い調整・検査までとする。

③ 電気設備
1-1 電灯コンセント設備
・既設照明器具・配線器具を以下の内容で改修する。
ベースライト→ダウンライト (KS1-K511-3)
誘導灯 → 既設避難口誘導灯 (SH-FR720P-BH) 1台
既設非常照明 → 既設非常照明 (K1-K511-3) 1台増設
1-2 配線設備
・ベースライトの増設を行い調整までとする。
1-3 自動火災報知設備
・感煙器の増設を行い調整・検査までとする。

改修箇所を示す


改修1階平面図 5=1:100

工事番号・工事名		29 空地第2号	P-18601	図面の名称		作成年月日
笠置いこいの館改修工事		電気設備 改修1階平面図		平成30年2月		
株式会社 日匠設計		電気設計 佐田 純一	図面 佐田 純一	縮尺 (A1)	縮尺 (A3)	図面番号
大田建設 大田建設建設17期3期12号 佐田純一 一級建築士 180319 佐田純一 一級建築士 180319 佐田純一 一級建築士 180319		図面 佐田 純一	図面 佐田 純一	1:100	1:200	E-01
図面 佐田 純一		図面 佐田 純一	図面 佐田 純一			

- ⑤ 会議イベントルーム
- 9-1 AV設備
- ・ローカルアンプ音響機器及び液晶プロジェクターの設置を行う。


- ## ① オプション
- 2-1 接続ケーブル仕様
 - ・標準接続ケーブル (LR-28) に 6m 超用延長用追加ケーブル (MC3530/30A)
 - ・標準ケーブル、および追加ケーブル (LR-28) に 6m 超 (LR-28、5m+4m (912E) を使用する。
 - ・LR-28 のケーブルについては、接続距離が延長可能 (標準ケーブルは 3530/30A の接続距離 1520mm、5327/27A の接続距離 1520mm) を設置する。
 - ・標準ケーブル、および追加ケーブル (2m) (標準ケーブル、PDR=LR-28、CT30A=CT37A) の接続距離は延長可能。
 - 2-2 接続ケーブル仕様
 - ・標準接続ケーブル (LR-28) を延長ケーブルを使用。
 - ・標準接続ケーブル (LR-28) の延長ケーブルは標準接続ケーブル (LR-28) の外観に似せる。
 - ・接続ケーブル (標準ケーブル) の延長ケーブルに接続する。
 - ・標準ケーブル (標準ケーブル) の延長ケーブルに接続する。
 - ・標準ケーブル (標準ケーブル) の延長ケーブルに接続する。
 - 2-3 接続ケーブル仕様
 - ・標準接続ケーブル (LR-28) より新接続ケーブル (CT37A) より 1m までの接続距離、接続距離を延長可能。
 - 2-4 接続ケーブル仕様
 - ・標準接続ケーブル、アンテナケーブルの変更を行い設置可能。
 - 2-5 接続ケーブル仕様
 - ・標準接続ケーブルの接続距離を延長可能。
 - 2-6 接続ケーブル仕様
 - ・標準接続ケーブルの接続距離を延長可能。
 - 2-7 接続ケーブル仕様
 - ・標準接続ケーブルの接続距離を延長可能。

- ⑥ リフレッシュメニュー
- 6-1 電灯コンセント設置
 - ・リフレッシュルーム設置説明書を見直しを行う。
 - ・既設スイッチ及びコンセントは変更する。
 - 6-2 電話設置
 - ・既設電話線の剥離及び電話受口（レ・ポート）の更新、調整などとする。
 - 6-3 拡声設置
 - ・既設スピーカー、アンプホーターの更新を行い調整などとする。
 - 6-4 自動火災検知器設置
 - ・既設追加検知の更新を行い調整、検査などとする。

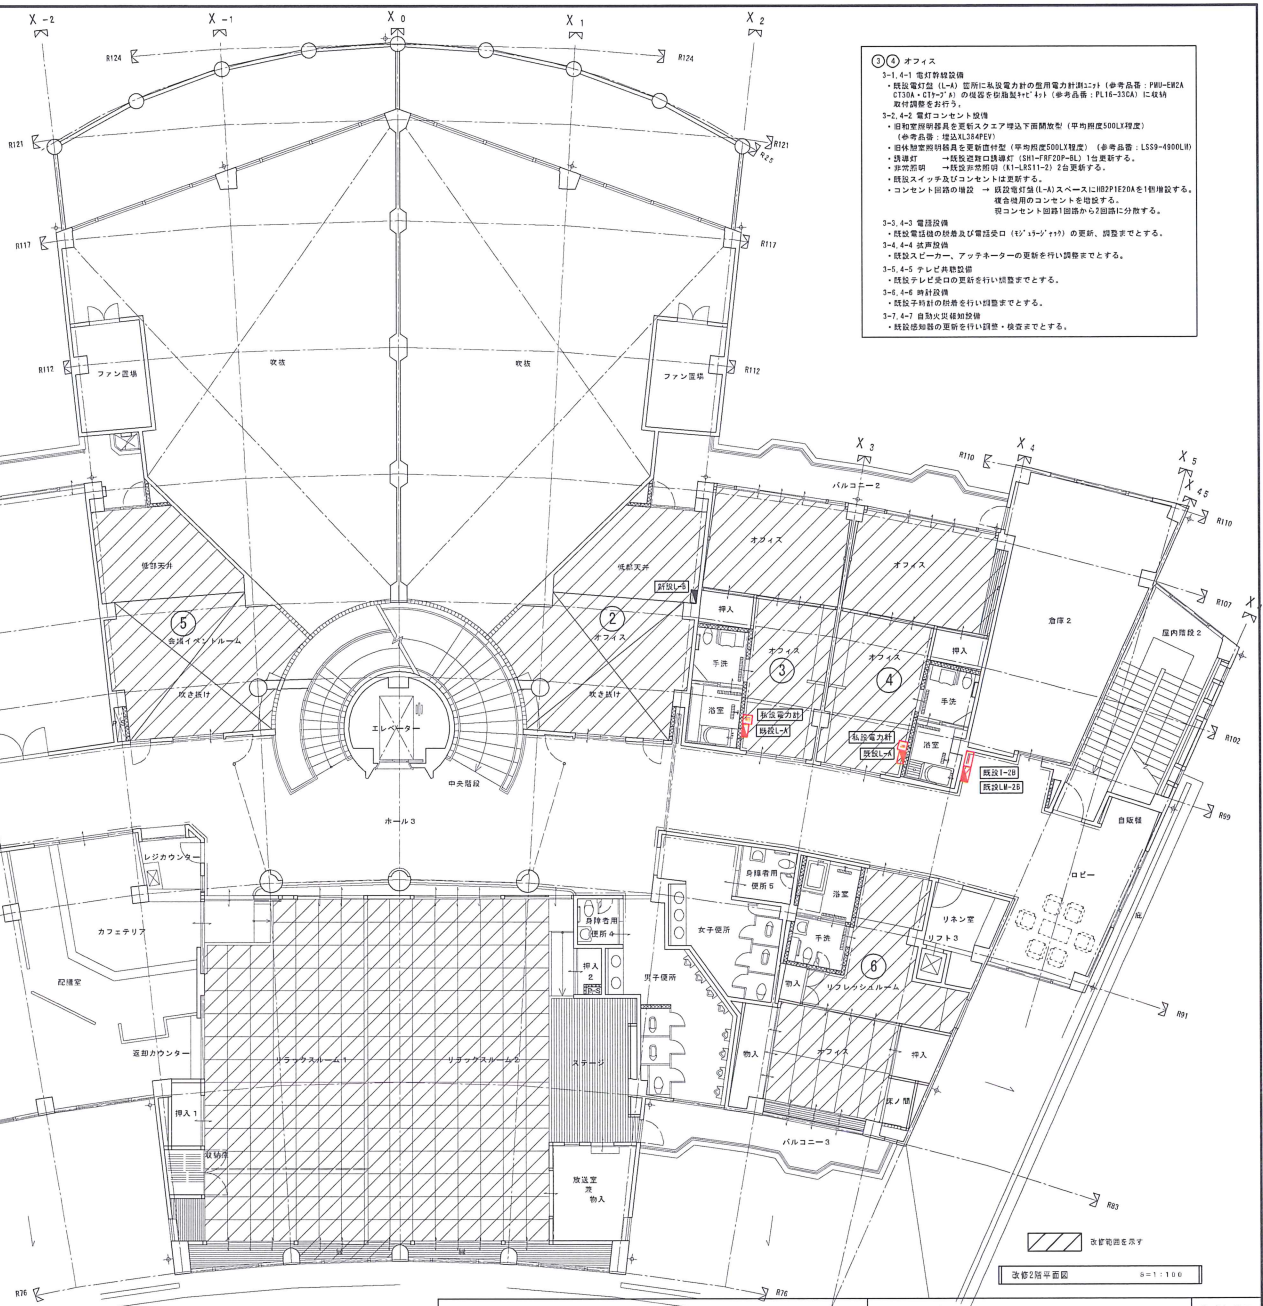[illegible]



 増設便所廻り平面詳細図 S=1/50



P-18601 図面の名称

作成年月日

笠置いこいの館改修工事

機械設備図 1階平面図

平成30年1月

株式会社 日匠設計
大塚本社 大塚倉庫跡南側1丁目3番12号 池野ビル 一級建築士 108531号簿印 朝一
TEL (072)-331-3887 FAX (072)-334-5931
滋賀事務所 滋賀県彦根市中央2丁目9番 一級建築士 108825号簿本 李卿
TEL (0748)-72-1114 FAX (0748)-72-1186

監修建築士 澤田 耕一	執照 杉本 孝良 作監 大久保 晴二

縮尺 (A1)	
---------	--


縮尺 (A3)	
---------	--

5) 図面番号

1 : 100

機器表						
記号	名称	仕様／形式	電源	消費電力 (定格)	数量	備考
EH-P 1	ヒートポンプ エアコン室外ユニット 【既設配管利用システム】	形 式:リブレスグラマルチ	単 相 200V	冷房 11.36kw 暖房 11.84kw	1	(●食品店、三島増設等品以上) 屋外 PUHY-GRP450SDMG5 室外機基礎:既設活用
		冷房能力:45.0kw(定格)				
		暖房能力:50.0kw(定格)				
		構成ユニット:PUHY-GRP224SDMG5+PUHY-GRP224SDMG5				
		質量 191kg+191kg				
EH-P 1-1	ヒートポンプ エアコン室内ユニット	形 式:天井カセット形(2方向吹出し)	単 相 200V	冷房 0.05kw 暖房 0.05kw	3	2階廊下 PLFY-P56LMG5
		冷房能力:5.6kw				
		暖房能力:6.3kw				
		付属品:ドレンアップキット・ワイヤードリモコン・ワイドパネル				
		※室内外連絡配線:既設活用				
EH-P 1-2	ヒートポンプ エアコン室内ユニット	形 式:天井カセット形(2方向吹出し)	単 相 200V	冷房 0.07kw 暖房 0.07kw	2	2階休憩室3 PLFY-P71LMG5
		冷房能力:7.1kw				
		暖房能力:8.1kw				
		付属品:ドレンアップキット・ワイヤードリモコン・ワイドパネル				
		※室内外連絡配線:既設活用				
EH-P 2	ヒートポンプ エアコン室外ユニット 【既設配管利用システム】	形 式:リブレスグラマルチ	単 相 200V	冷房 8.76kw 暖房 10.44kw	1	屋外 PUHY-GRP355SDMG5 室外機基礎:既設活用
		冷房能力:35.5kw(定格)				
		暖房能力:40.0kw(定格)				
		構成ユニット:PUHY-GRP140SDMG5+PUHY-GRP224SDMG5				
		質量 190kg+191kg				
EH-P 2-1	ヒートポンプ エアコン室内ユニット	形 式:天井カセット形(2方向吹出し)	単 相 200V	冷房 0.07kw 暖房 0.07kw	4	2階休憩室1・2階休憩室2 PLFY-P71LMG5
		冷房能力:7.1kw				
		暖房能力:8.1kw				
		付属品:ドレンアップキット・ワイヤードリモコン・ワイドパネル				
		※室内外連絡配線:既設活用				
F-E 1	有圧換気扇 【給気】	形 式:オールステンレス高耐食タイプ	単 相 100V	198w	4	ファン室 EF-40DSXB3-F
		風量:1500m ³ /h・羽根径:40cm・静圧:50Pa				
		付属品 ステンレス製風圧シャッター・ステンレス製保護ガード				
		送風機用単相ファンインバーター(配線、調整済)				
		※有圧換気扇取替えに伴うSUSチャンバー改修を含む。				
F-S 1	有圧換気扇 【給気】	形 式:オールステンレス高耐食タイプ	単 相 100V	198w	4	ファン室 EF-40DSXB3-F
		風量:1500m ³ /h・羽根径:40cm・静圧:50Pa				
		付属品 ステンレス製風圧シャッター・ステンレス製保護ガード				
		送風機用単相ファンインバーター(配線、調整済)				
		※有圧換気扇取替えに伴うSUSチャンバー改修を含む。				

- 【注記事項】
- 機器表の機器は、既設更新機器を示す。
既設不用機器の撤去、処分は、本工事に含む。
処分するエアコンのフロンガスは、回収し破壊を行う。証明書提出のこと。
 - 事前に充分調査を行い、問題が生じた場合は早急に監督員と協議のこと。

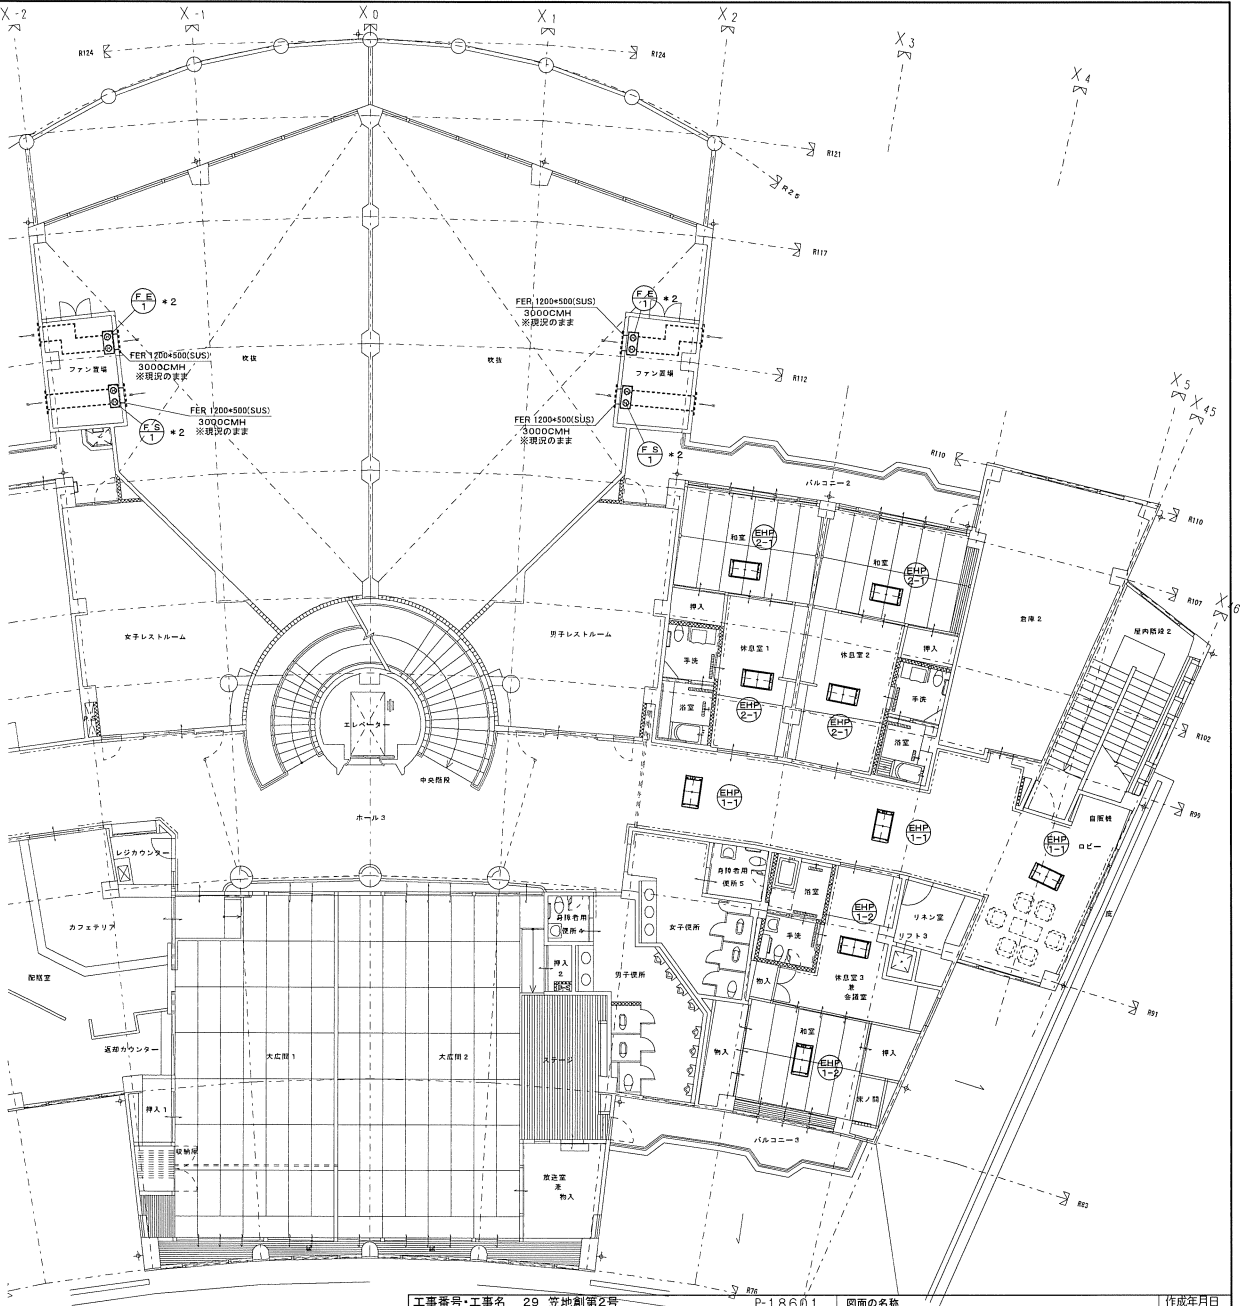

工事番号・工事名 29 笠地創第2号		P-18601		図面の名称		作成年月日	
笠置いこいの館改修工事		機械設備図		2階平面図		平成30年1月	
株式会社 日笠設計		図面番		縮尺(A1)		図面番号	
大阪本社 大阪府大阪市東淀川区12番12号 電話06-7108531 1号机 1号機		縮尺(A3)		1:100		1:141	
TEL (072)-331-3857 FAX (072)-334-5851		縮尺(A3)		1:100		1:141	
2号机 2号機 3号机 3号機 4号机 4号機 5号机 5号機		縮尺(A3)		1:100		1:141	
TEL (0748)-78-1114 FAX (0748)-78-1116		縮尺(A3)		1:100		1:141	